



塩野取水場・第一水源平面図


1/800

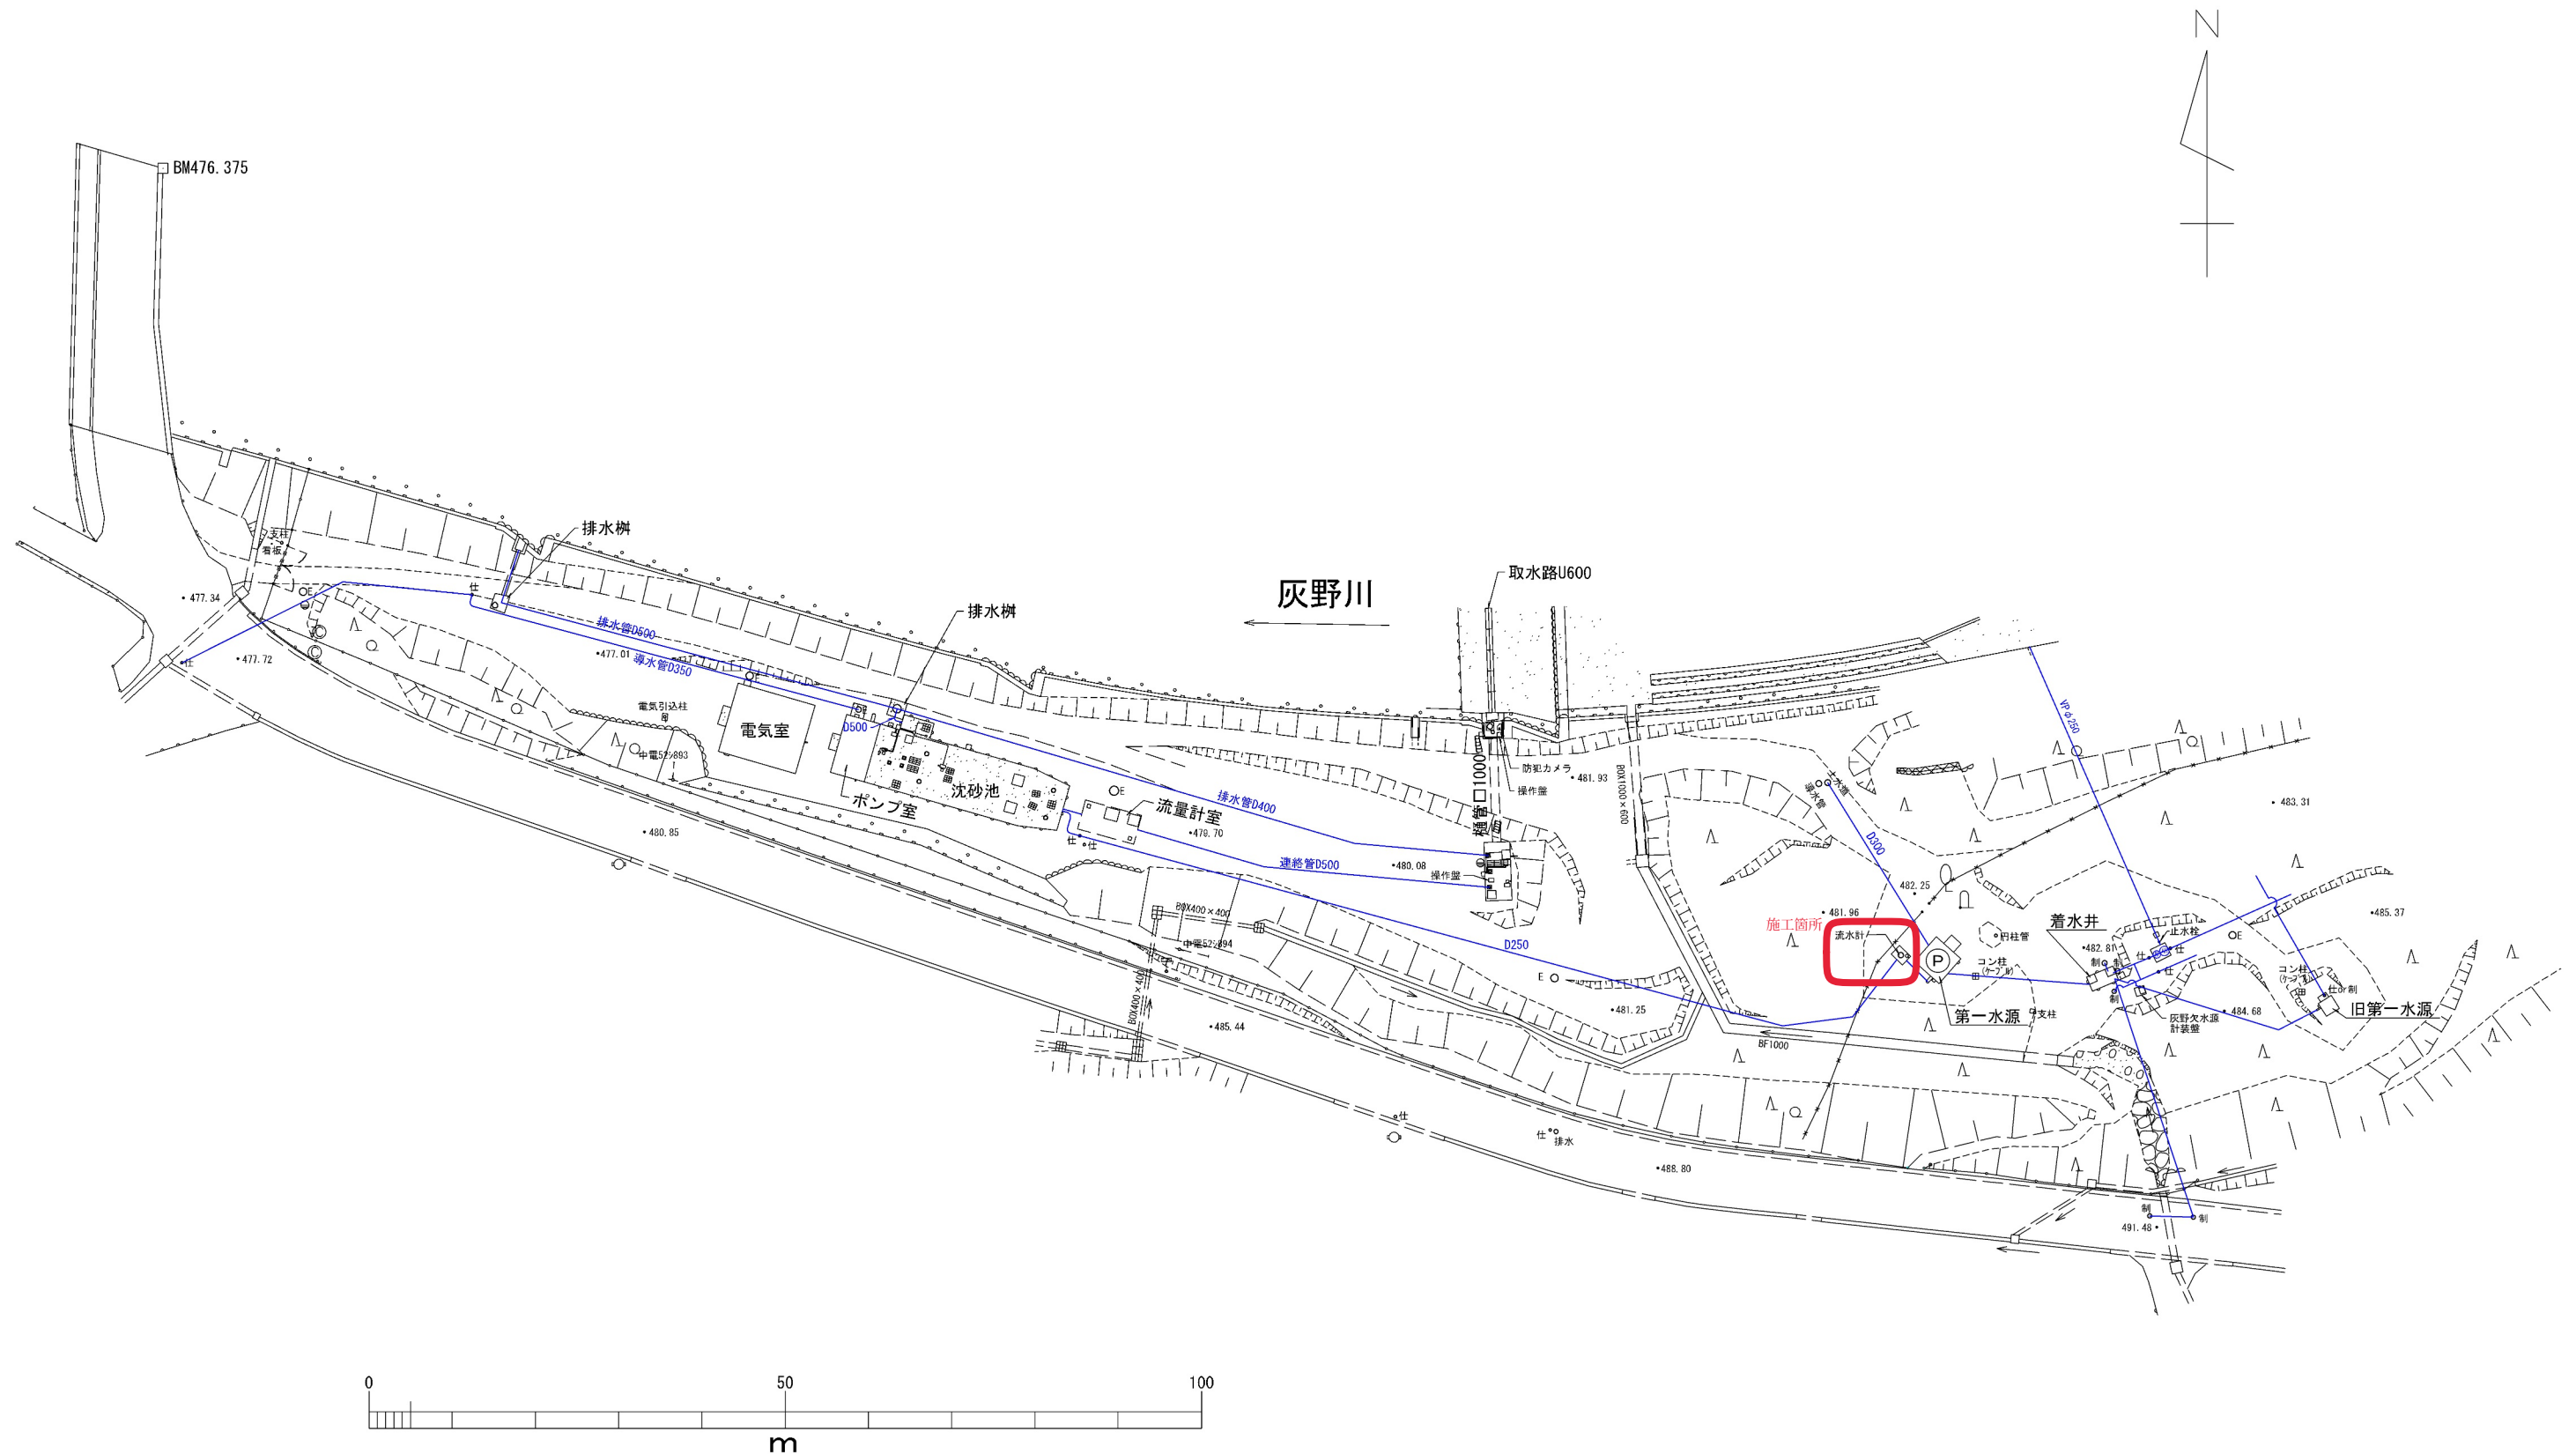

機器据付図

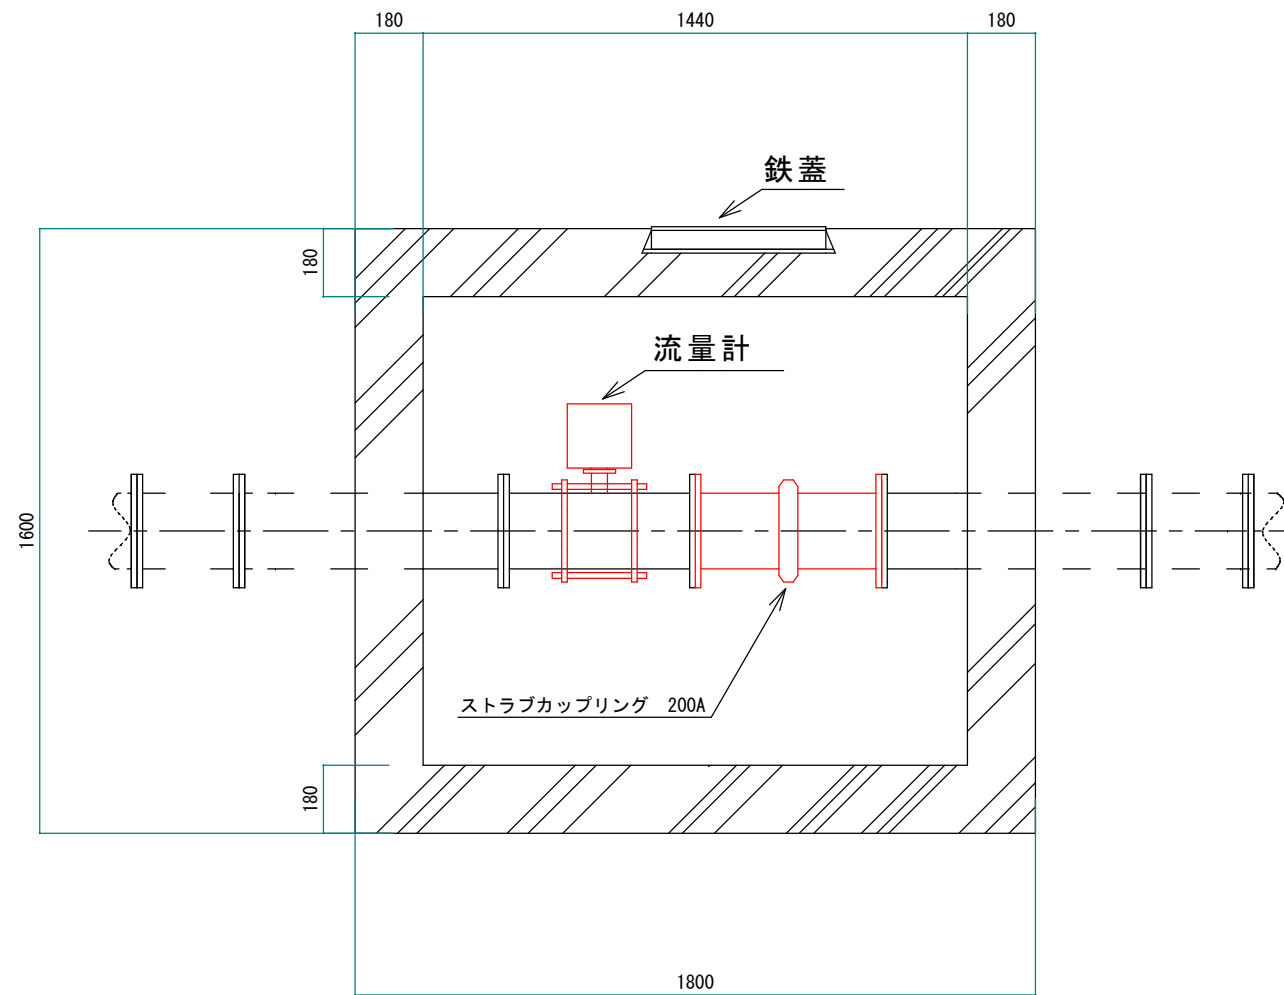

断面図

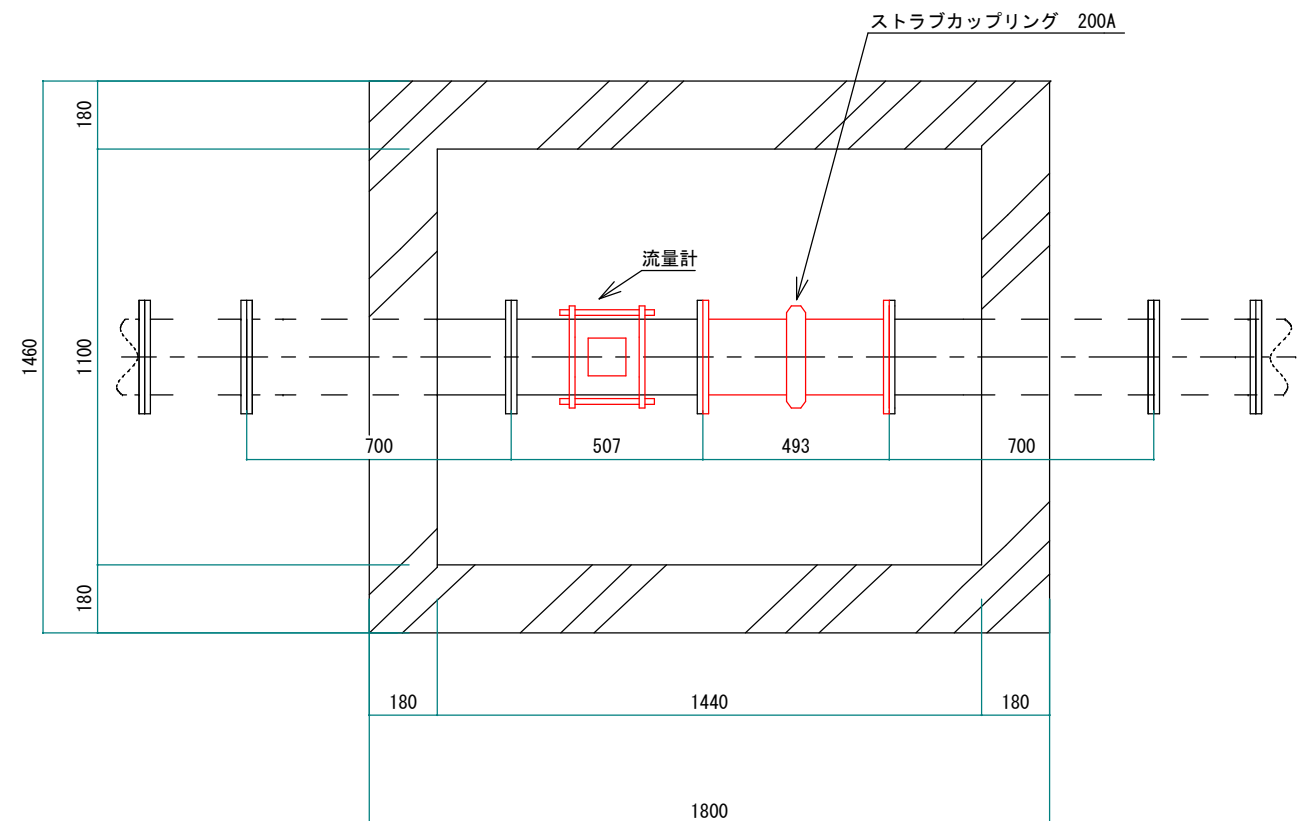

平面図

施工箇所

2025年度 第一水源 取水流量計更新工事					
機器据付図			縮尺 S=1/20		
第一水源					
須坂市大字塩野（塩野町）					
局長	勝山	課長	村上	係長	小林
照査	小林	設計	佐々木	製図	佐々木
図面番号 1 葉中之 1					
須坂市水道局					