



場内電気配線図 S=1:200

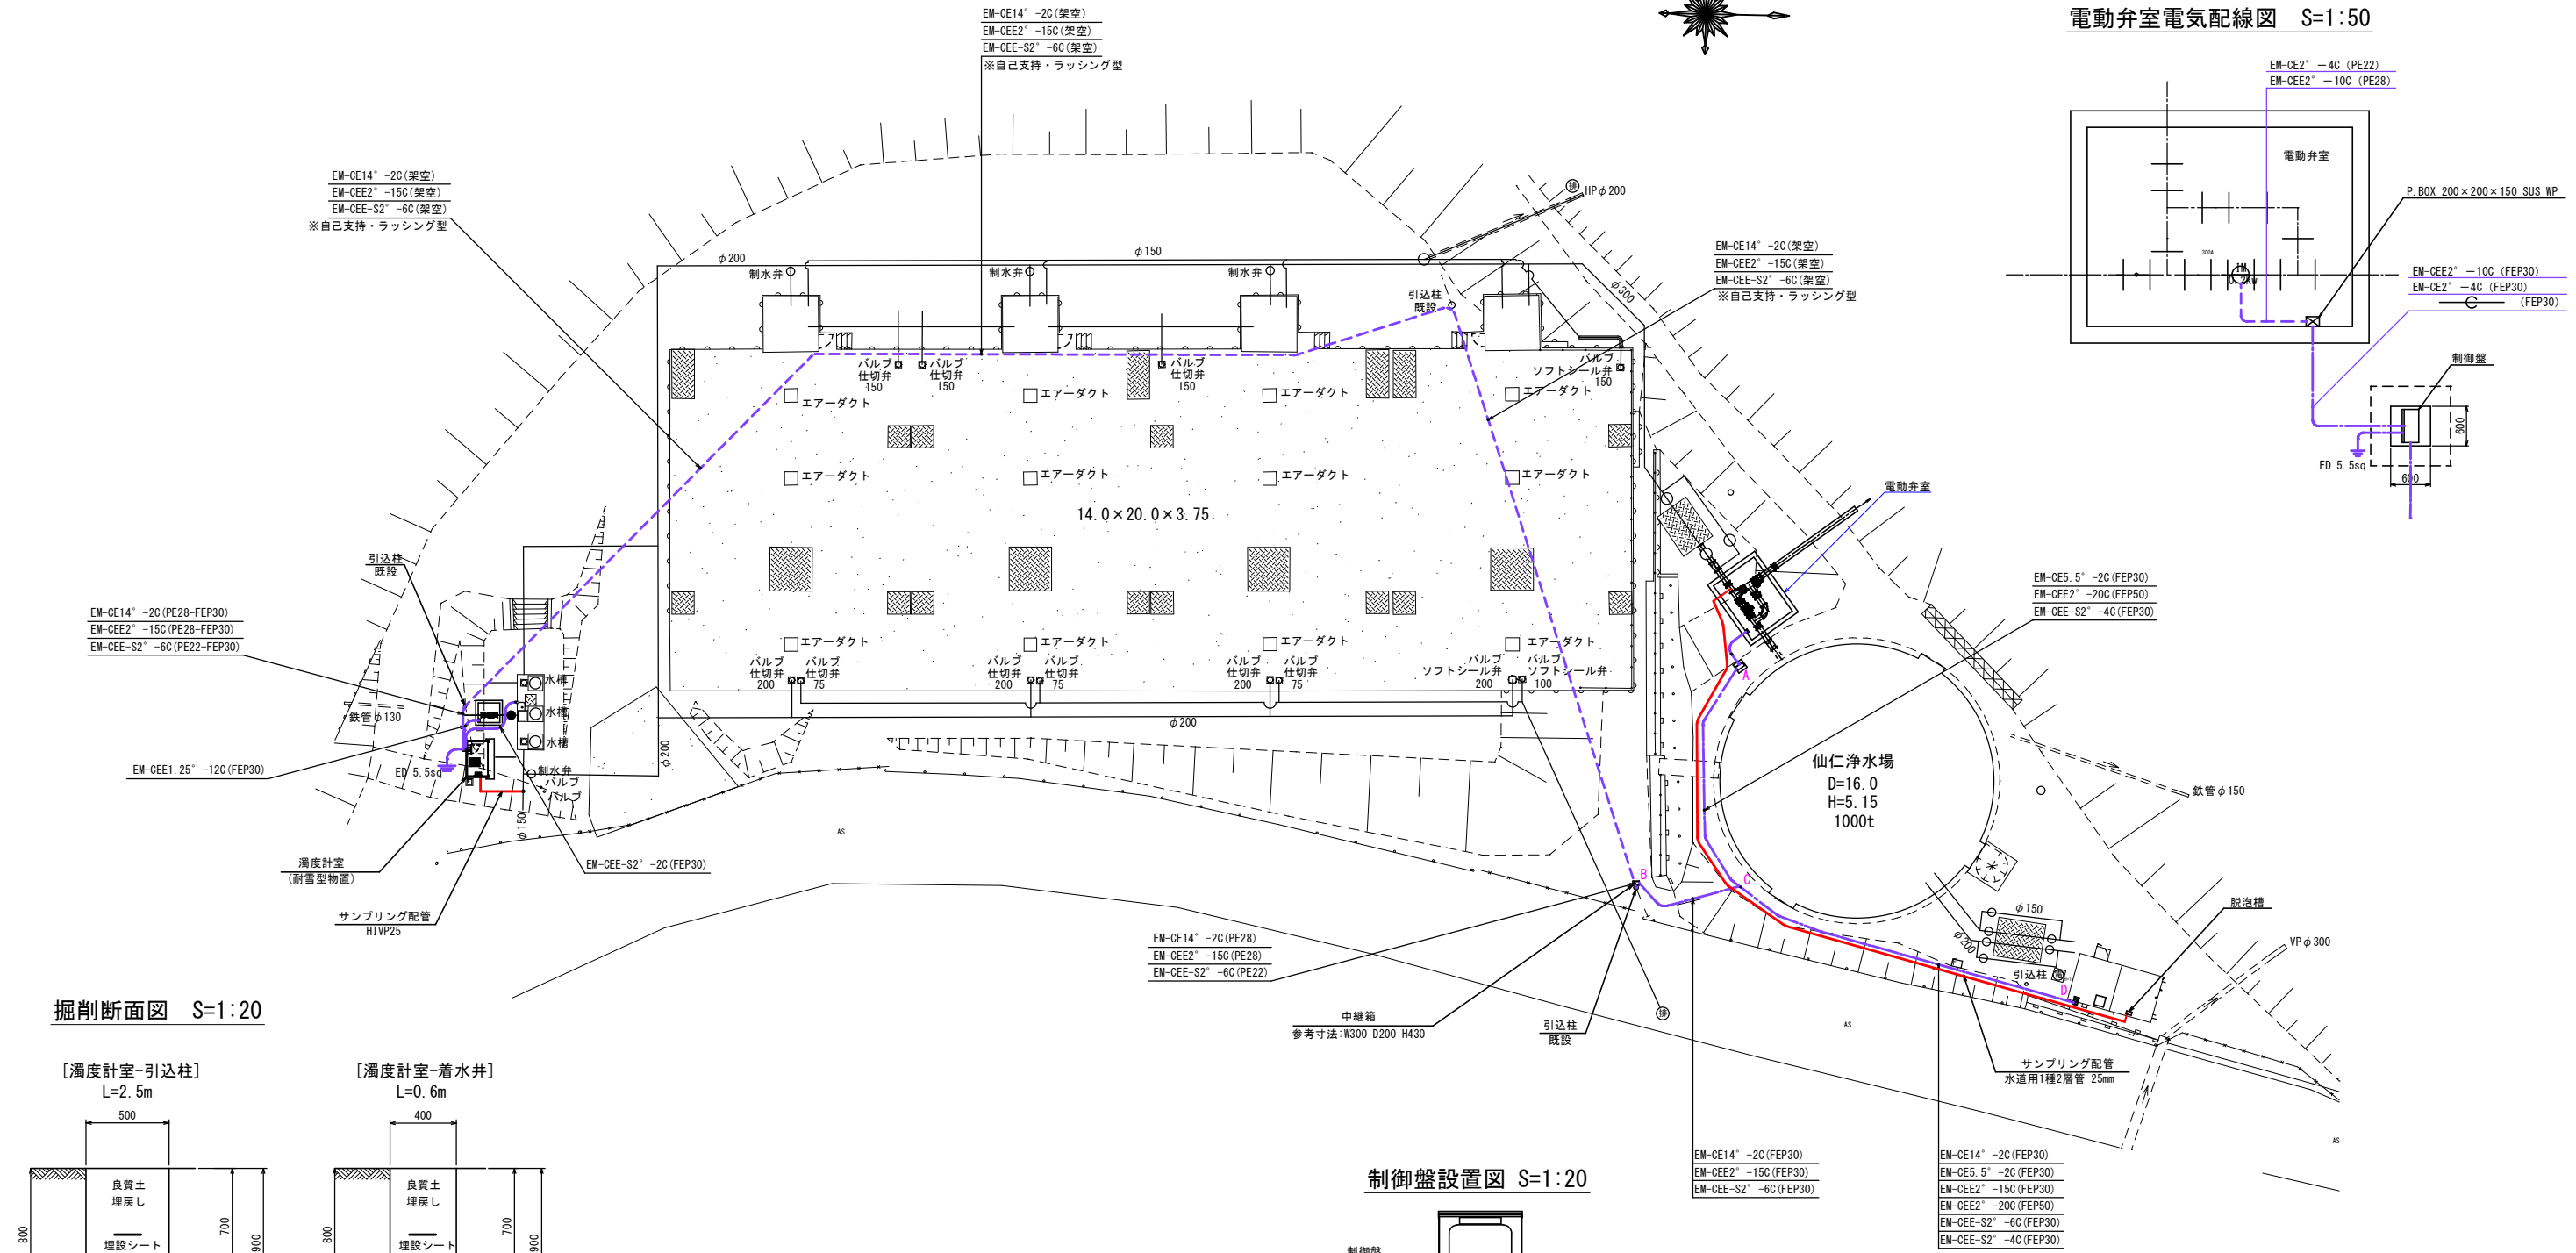


電動弁室電気配線図 S=1:50




掘削断面図 S=1:20

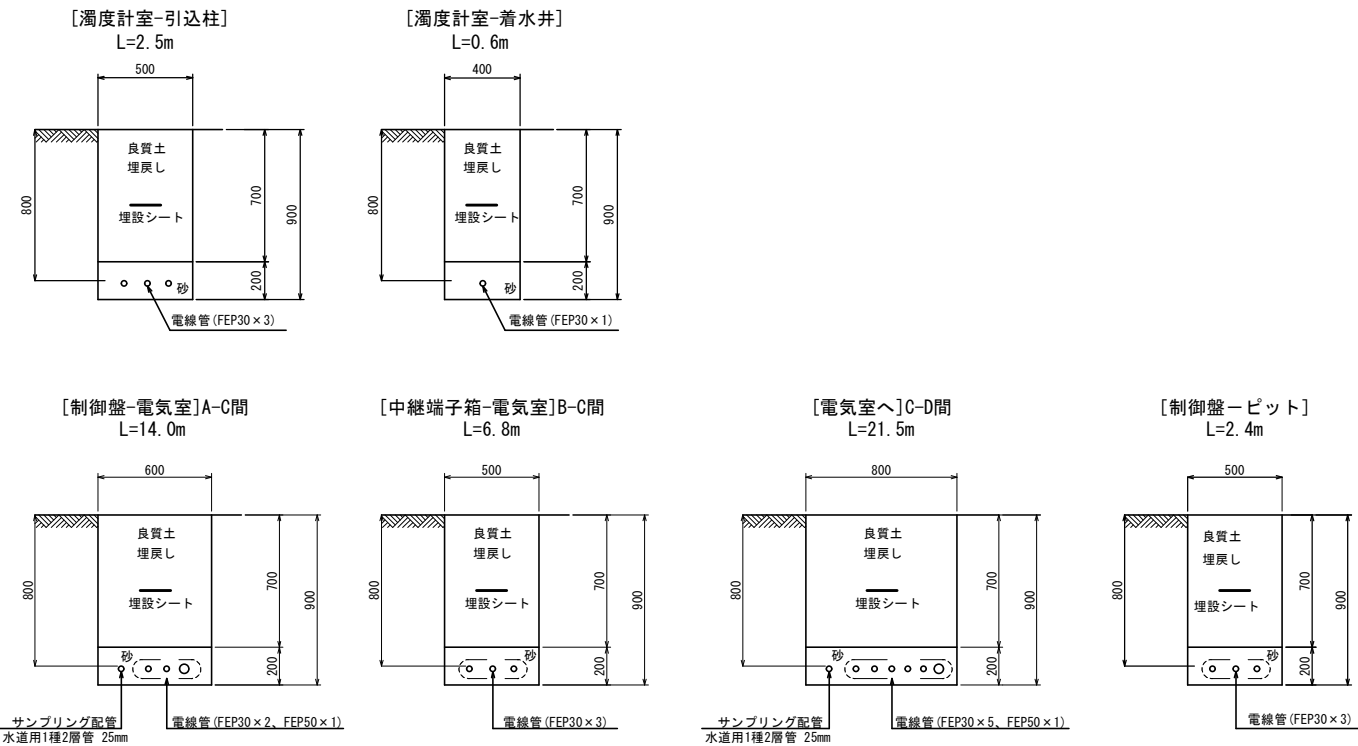

制御盤設置図 S=1:20

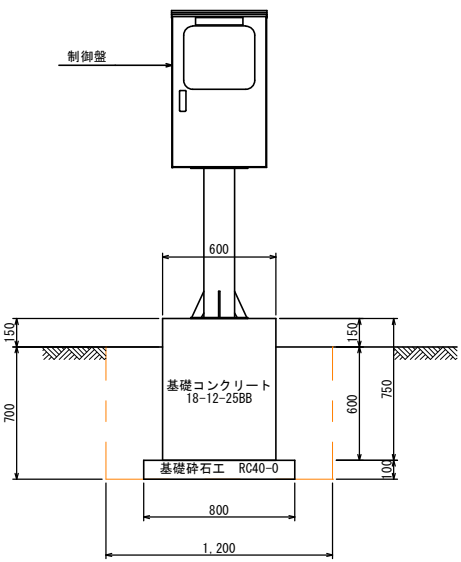

排泥管掘削断面図 S=1:30

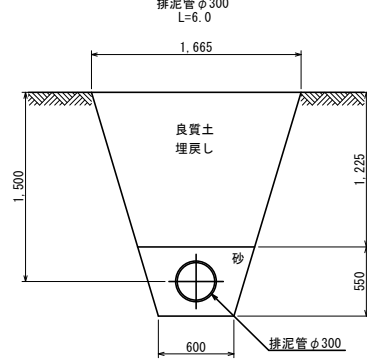


【共通図面】	
2026年度 仙仁浄水場濁度計設置工事	
2026年度 仙仁浄水場濁度計設置関連 場内配管布設替工事	
場内電気配線図他	縮尺 1:200 1:30 (A1) 1:20
仙仁浄水場	
須坂市大字仁礼 (仙仁町)	
図面番号13葉中之1	
須坂市水道局上下水道課	

仮設配管仮設電気配線図 S=1:200

仮設配管取出し部詳細図 S=1:100


A部詳細図 (配水池一次側)

掘削断面図 S=1:100

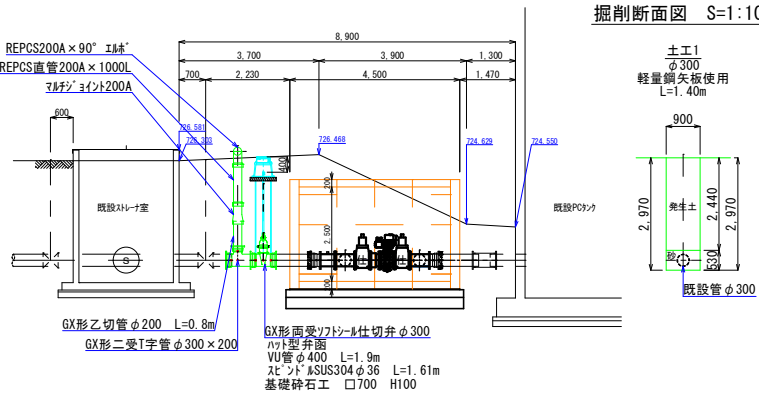


仮設配管取出し部詳細図 S=1:50

B部詳細図 (配水池二次側)

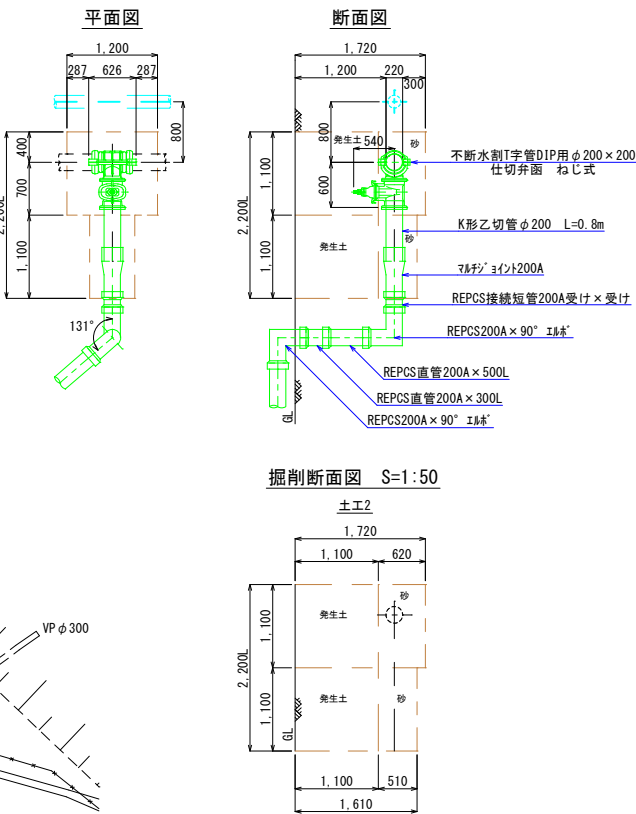

掘削断面図 S=1:20


[着水井-電気室]
L=6.0m、15.0m

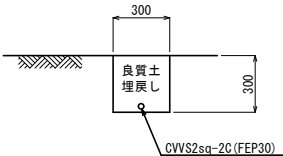


【共通図面】	
2026年度 仙仁浄水場濁度計設置工事	
2026年度 仙仁浄水場濁度計設置関連	
場内配管布設替工事	
仮設配管仮設電気配線図	縮尺 1:200 (A1)
仙仁浄水場	
須坂市大字仁礼 (仙仁町)	
図面番号13葉中之2	
須坂市水道局上下水道課	

原水濁度計等機器据付詳細図


場内機器据付電気配線図 S=1:50

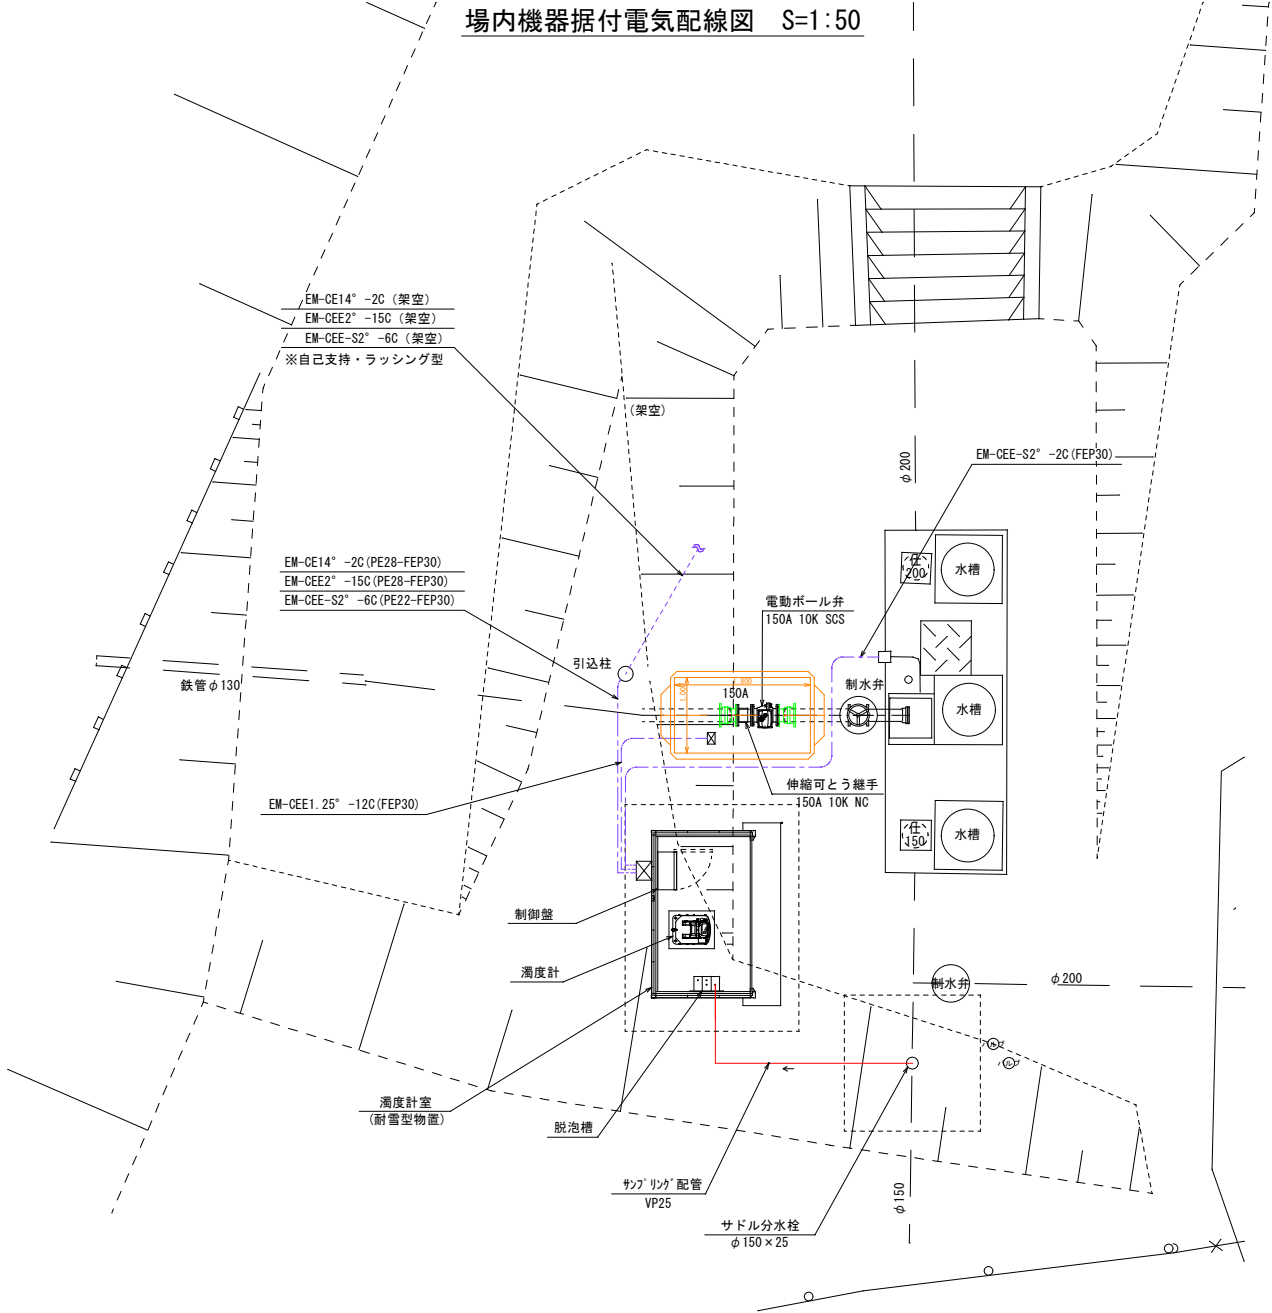


機器据付配管平面図 S=1:20

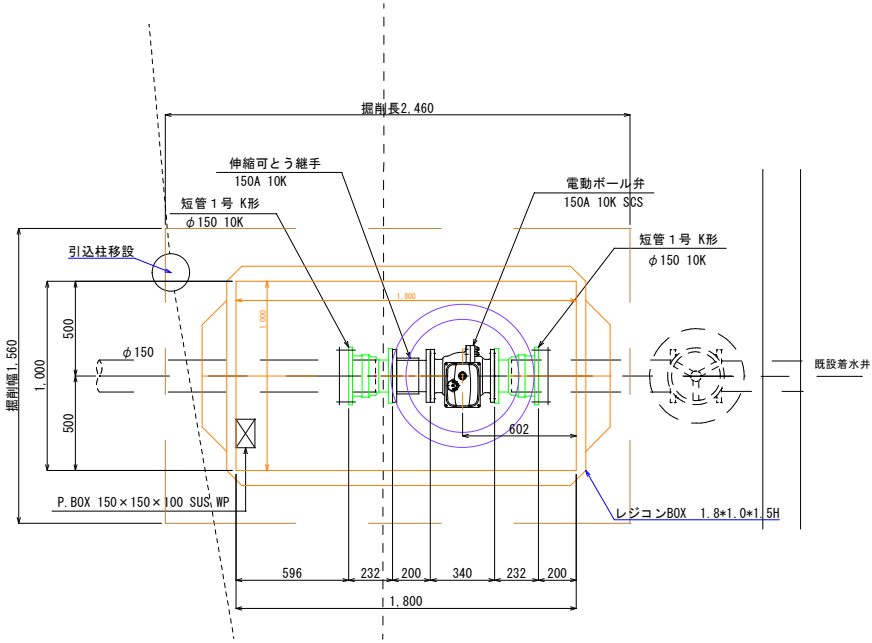


機器据付配管断面図 S=1:20

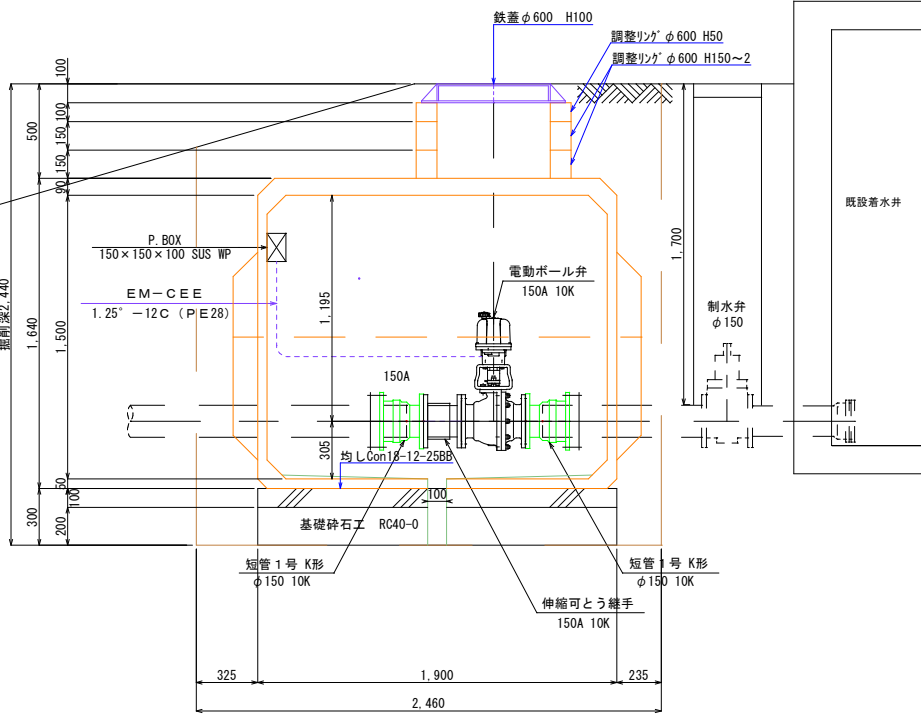

掘削断面図 S=1:30

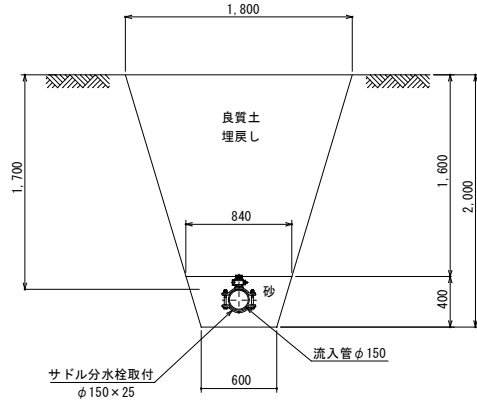

掘削断面図 S=1:20

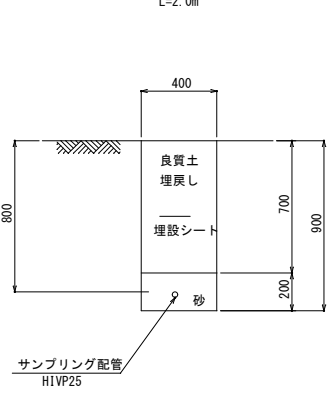


【共通図面】 2026年度 仙仁浄水場濁度計設置工事 2026年度 仙仁浄水場濁度計設置関連 場内配管布設替工事	
原水濁度計等 機器据付詳細図	縮尺 1:50, 30, 20 (A1)
仙仁浄水場	
須坂市大字仁礼（仙仁町）	
図面番号13葉中之3	
須坂市水道局上下水道課	


仙仁浄水場平面図 S=1:200

浄水電動弁室設置詳細図
仙仁浄水場

電動弁室内配管詳細図 S=1:50

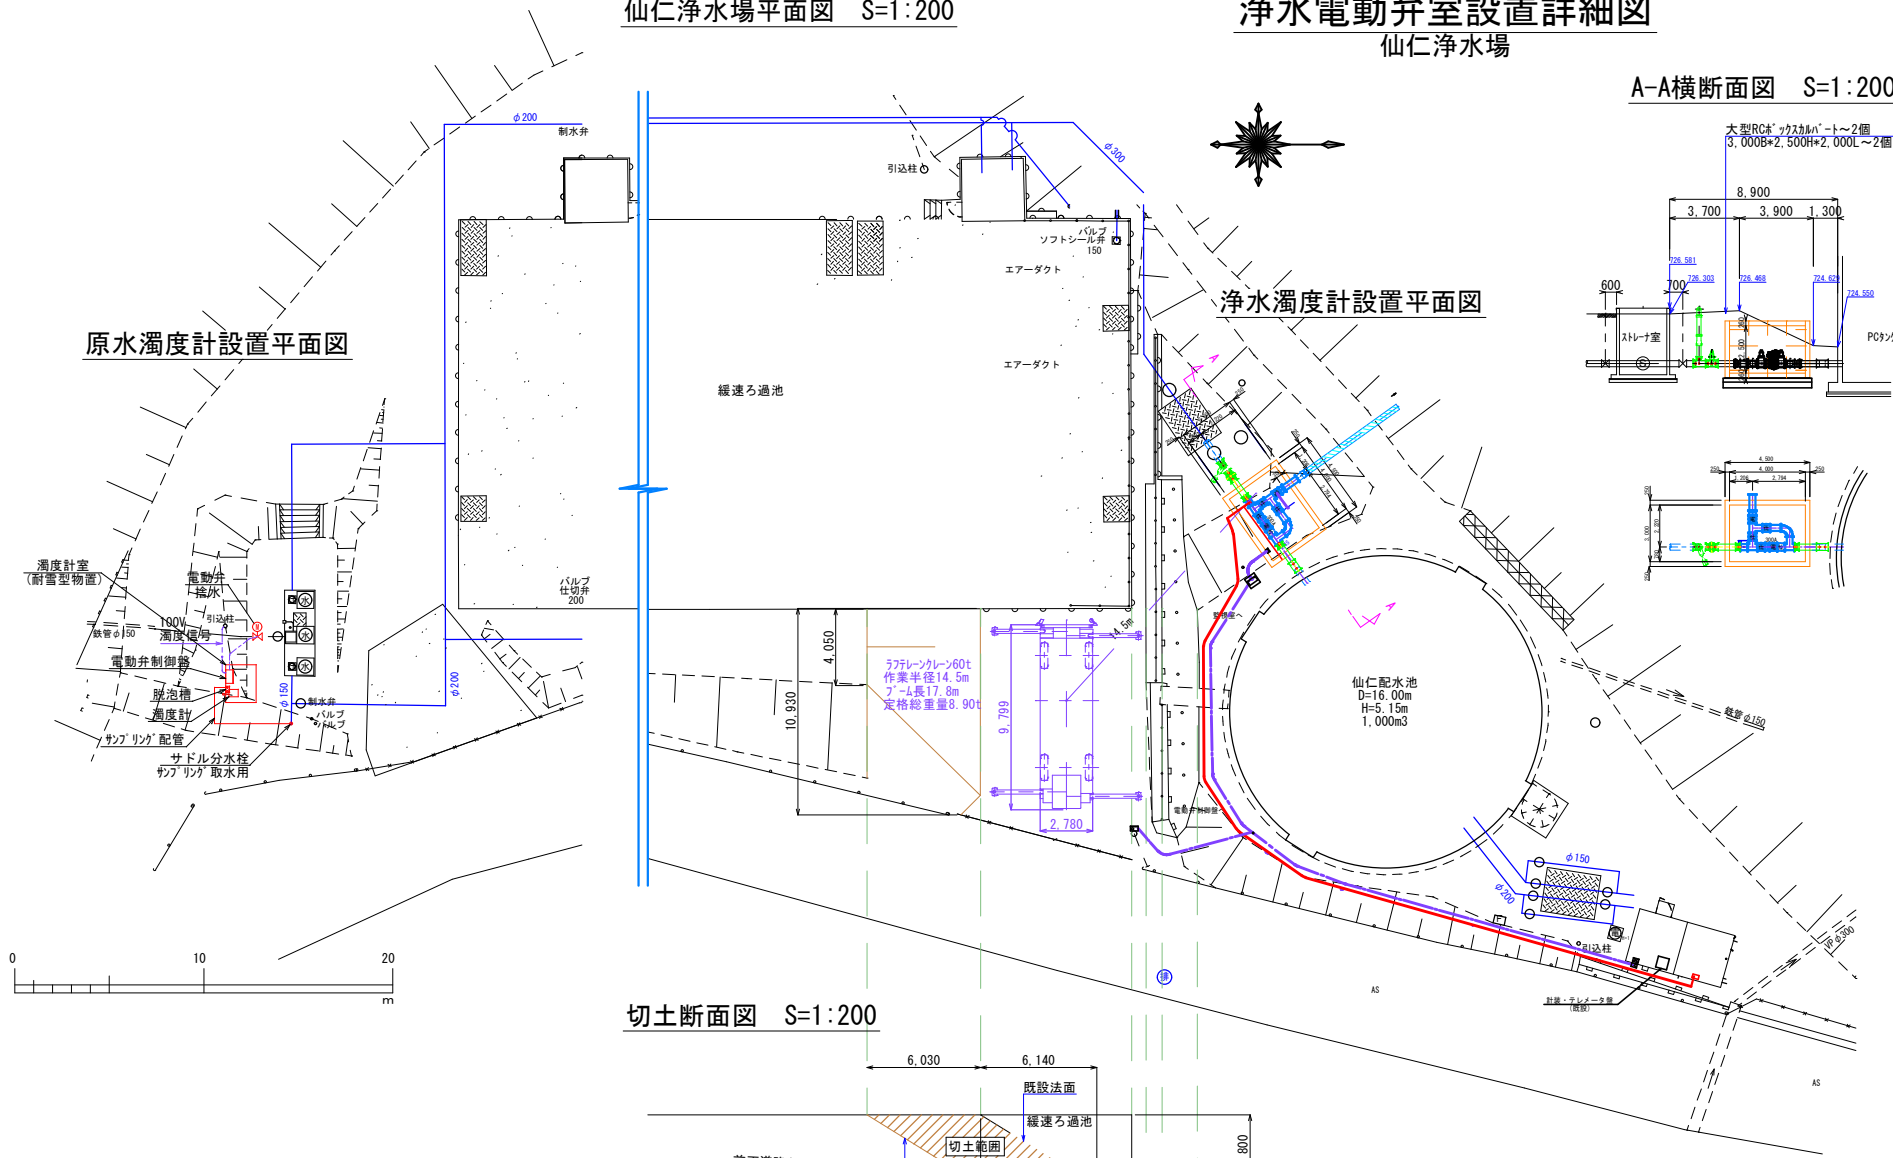


A-A横断面図 S=1:200

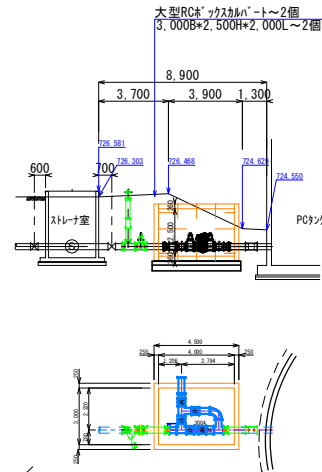


浄水濁度計設置平面図


切土断面図 S=1:200

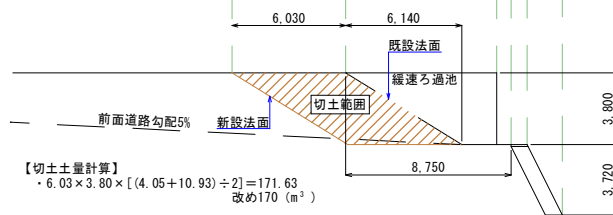


掘削標準断面図 S=1:30

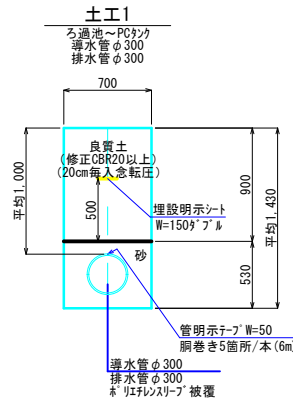


建設重機軌跡図 S=1:200

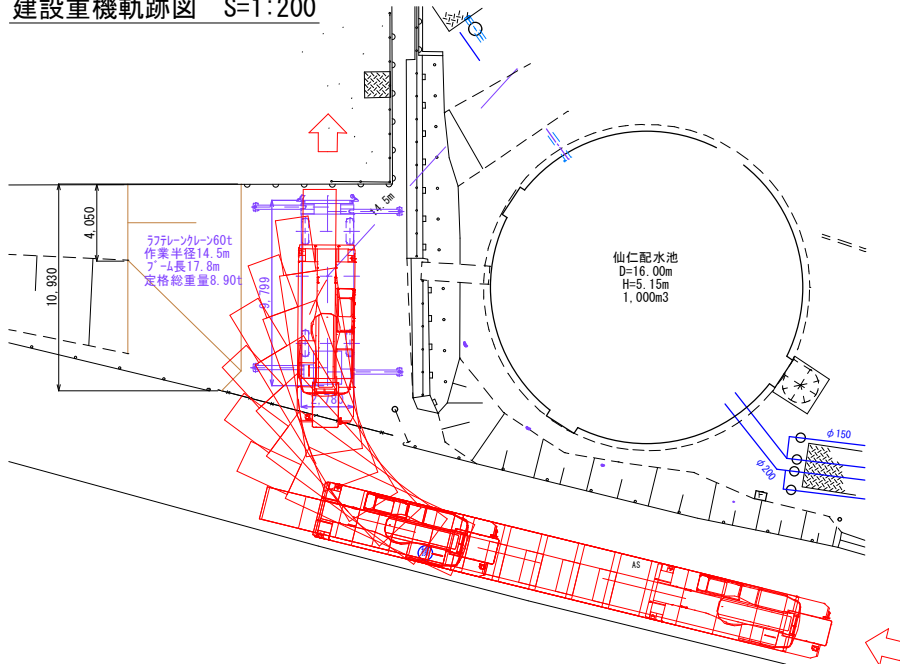

電動弁室底板図

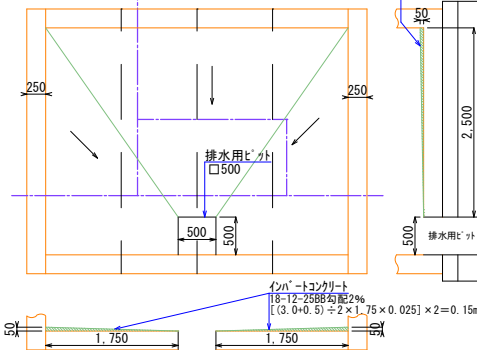


電動弁室蓋配置図

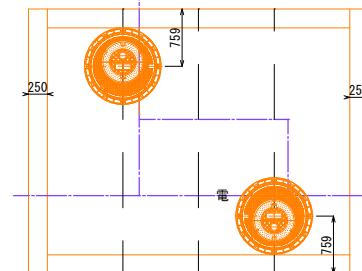


番号	名称	形状寸法	単位	数量	備考
①	NC2F短管	300A×400L 25Aリット付	個	1	7.5k仕様 ワ2.22g管取出
②	NC3Fチース	300A×300A 520L×320L	個	1	7.5k仕様
③	ソフツル仕切弁	φ300	基	4	7.5k仕様
④	NC2Fスライショイト	300A×250L	個	1	7.5k仕様
⑤	電動弁	φ300	基	1	7.5k仕様
⑥	NC3Fチース	300A×300A 520L×320L	個	1	7.5k仕様
⑦	NC2Fエド	300A×90° 465L×690L	個	1	7.5k仕様
⑧	NC2F短管	300A×785L	個	1	7.5k仕様
⑨	NC3Fチース	300A×300A 950L×320L	個	1	7.5k仕様
⑩	NC2F短管	300A×1130L	個	1	7.5k仕様
フランジ 接合部品			φ300 7.5k RF SUS304B. N.W	組	13 全面パッキン

番号	名称	形状寸法	単位	数量	備考
導水管材料表(鋼鉄管箇所)					
導水管					
①	GX形継ぎ輪	φ300	個	1	
②	GX形乙切管	φ300 L=1.20m	本	2	
③	GX形短管1号	φ300	個	2	
④	GX形短管2号	φ300	個	1	
⑤	GX形直管	φ300 L=6.0m	本	1	
⑥	GX形リフ	φ300	個	1	
⑦	G-Link	φ300	個	3	
フランジ 接合部品			φ300 7.5k RF SUS304B. N.W	組	3 全面パッキン

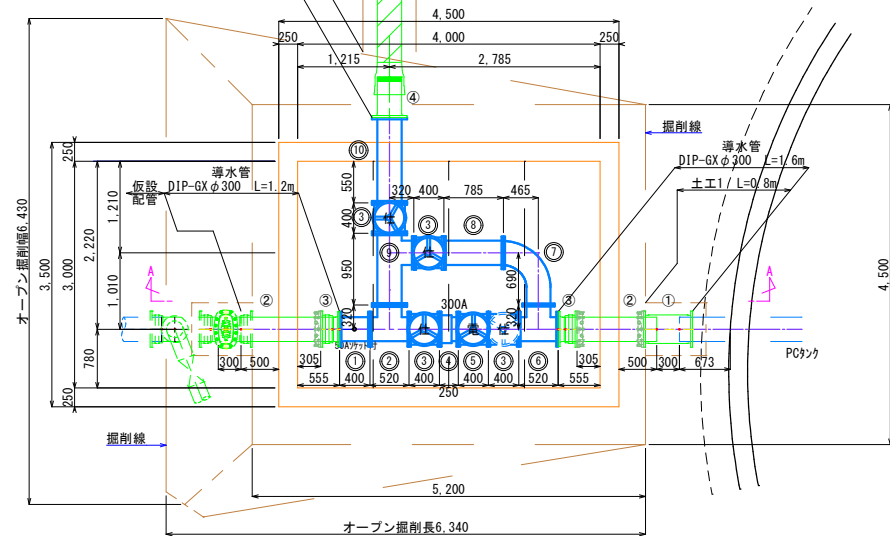


A-A断面図

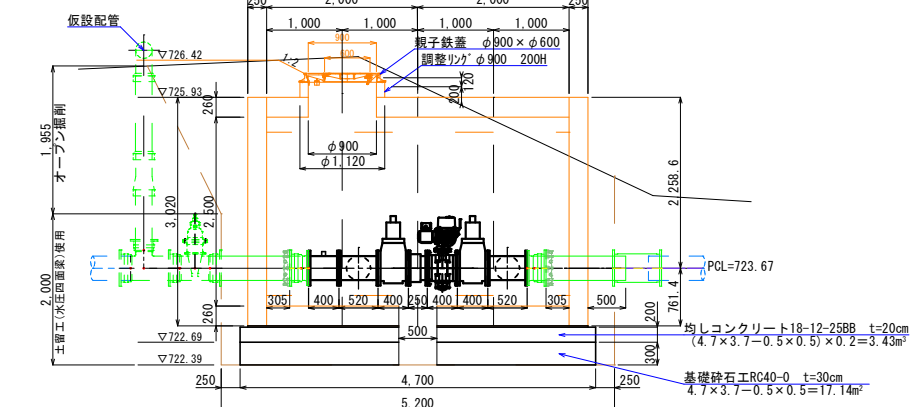


【共通図面】
2026年度 仙仁浄水場濁度計設置工事
2026年度 仙仁浄水場濁度計設置関連
場内配管布設替工事
浄水電動弁室設置詳細図 縮尺 1:200, 50, 30
仙仁浄水場
須坂市大字仁礼(仙仁町)
図面番号13葉中之4
須坂市水道局上下水道課

浄水電動弁室割付図(1)
(RCボックスカルバート B3,000×H2,500)


平面割付図 S=1:50

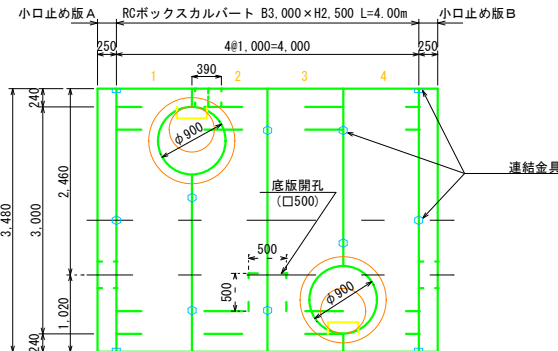


標準断面図 S=1:50
(B3, 000 × H2, 500)

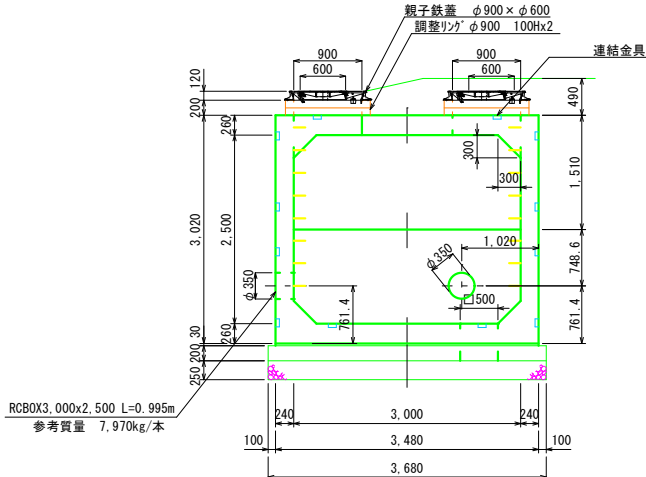

側面図 S=1:50

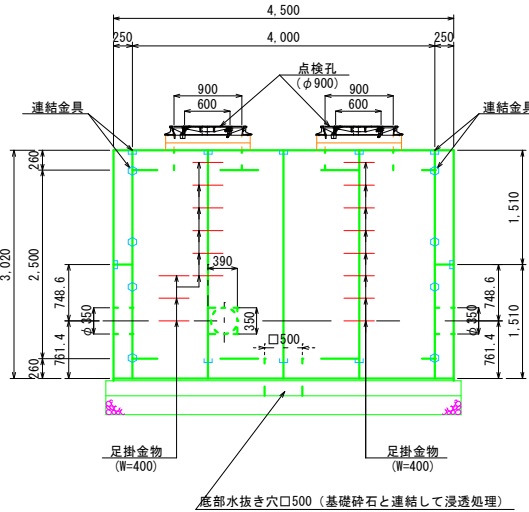


小口止め版 正面図

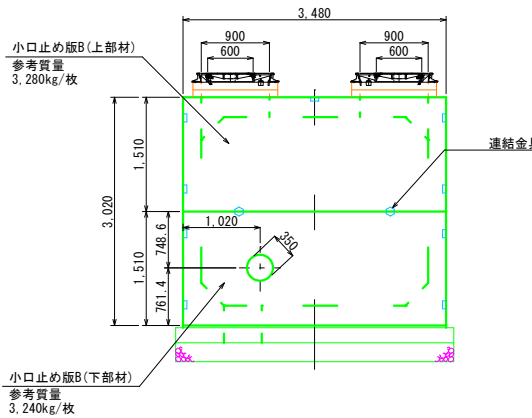


目地部詳細図 S=1:2

ボックスカルバート

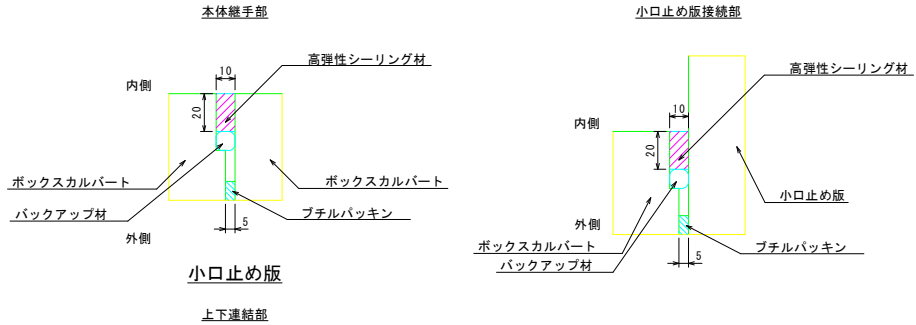

連結部詳細図 S=1:10

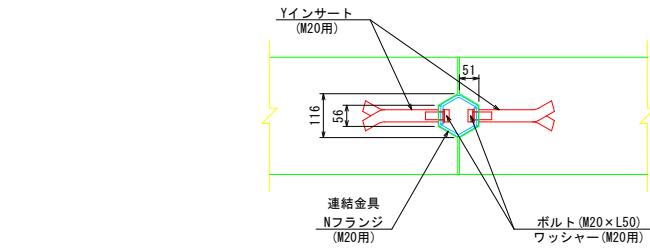

点検孔(φ900)1箇所あたり数量表

B × H	土被り D (m)	マンホール				鉄蓋及び 受 枠 (組)
		調整リング(個)		調整金具(組)		
		H=50	H=100	H=25	H=45	
3000×2500	0.32	—	2	1	—	1

ボックスカルバート

目地工材料表 (目地1箇所:L=10.3m当り)

名 称	規 格	単位	数 量
高弾性シーリング材	変性シリコン系(320ml)	(本)	7.73
バックアップ材	φ15mm	(m)	10.30
プライマー	標準用	(ml)	103.00
プライマー	湿潤用	(ml)	103.00

小口止め版

目地工材料表 (目地1箇所:L=3.5m当り)

名 称	規 格	単位	数 量
高弾性シーリング材	変性シリコン系(320ml)	(本)	2.63
バックアップ材	φ15mm	(m)	3.50
プライマー	標準用	(ml)	35.00
プライマー	湿潤用	(ml)	35.00

※1-1 シーリング材容量は320ml/本、プライマー容量は500ml/缶。

※1-2 シーリング材及びプライマー数量は、ロス率20%を考慮。

※1-3 プライマーは目地1箇所に対し、標準用と湿潤用の両方を使用する。



※ 割付の製品長は、クリアランス(5mm/本)を含む。

【共通図面】	
2026年度	仙仁浄水場濁度計設置工事
2026年度	仙仁浄水場濁度計設置関連 場内配管布設替工事
浄水電動弁分割付図(1)	縮尺 1:50, 1:2
仙仁浄水場	
須坂市大字仁礼(仙仁町)	
図面番号13葉中之5	
須坂市水道局上下水道課	

浄水電動弁室割付図(2)
(RCボックスカルバート B3, 000×H2, 500)

ボックスカルバート 製品寸法図 S=1:50

 目地部詳細図 S=1:2

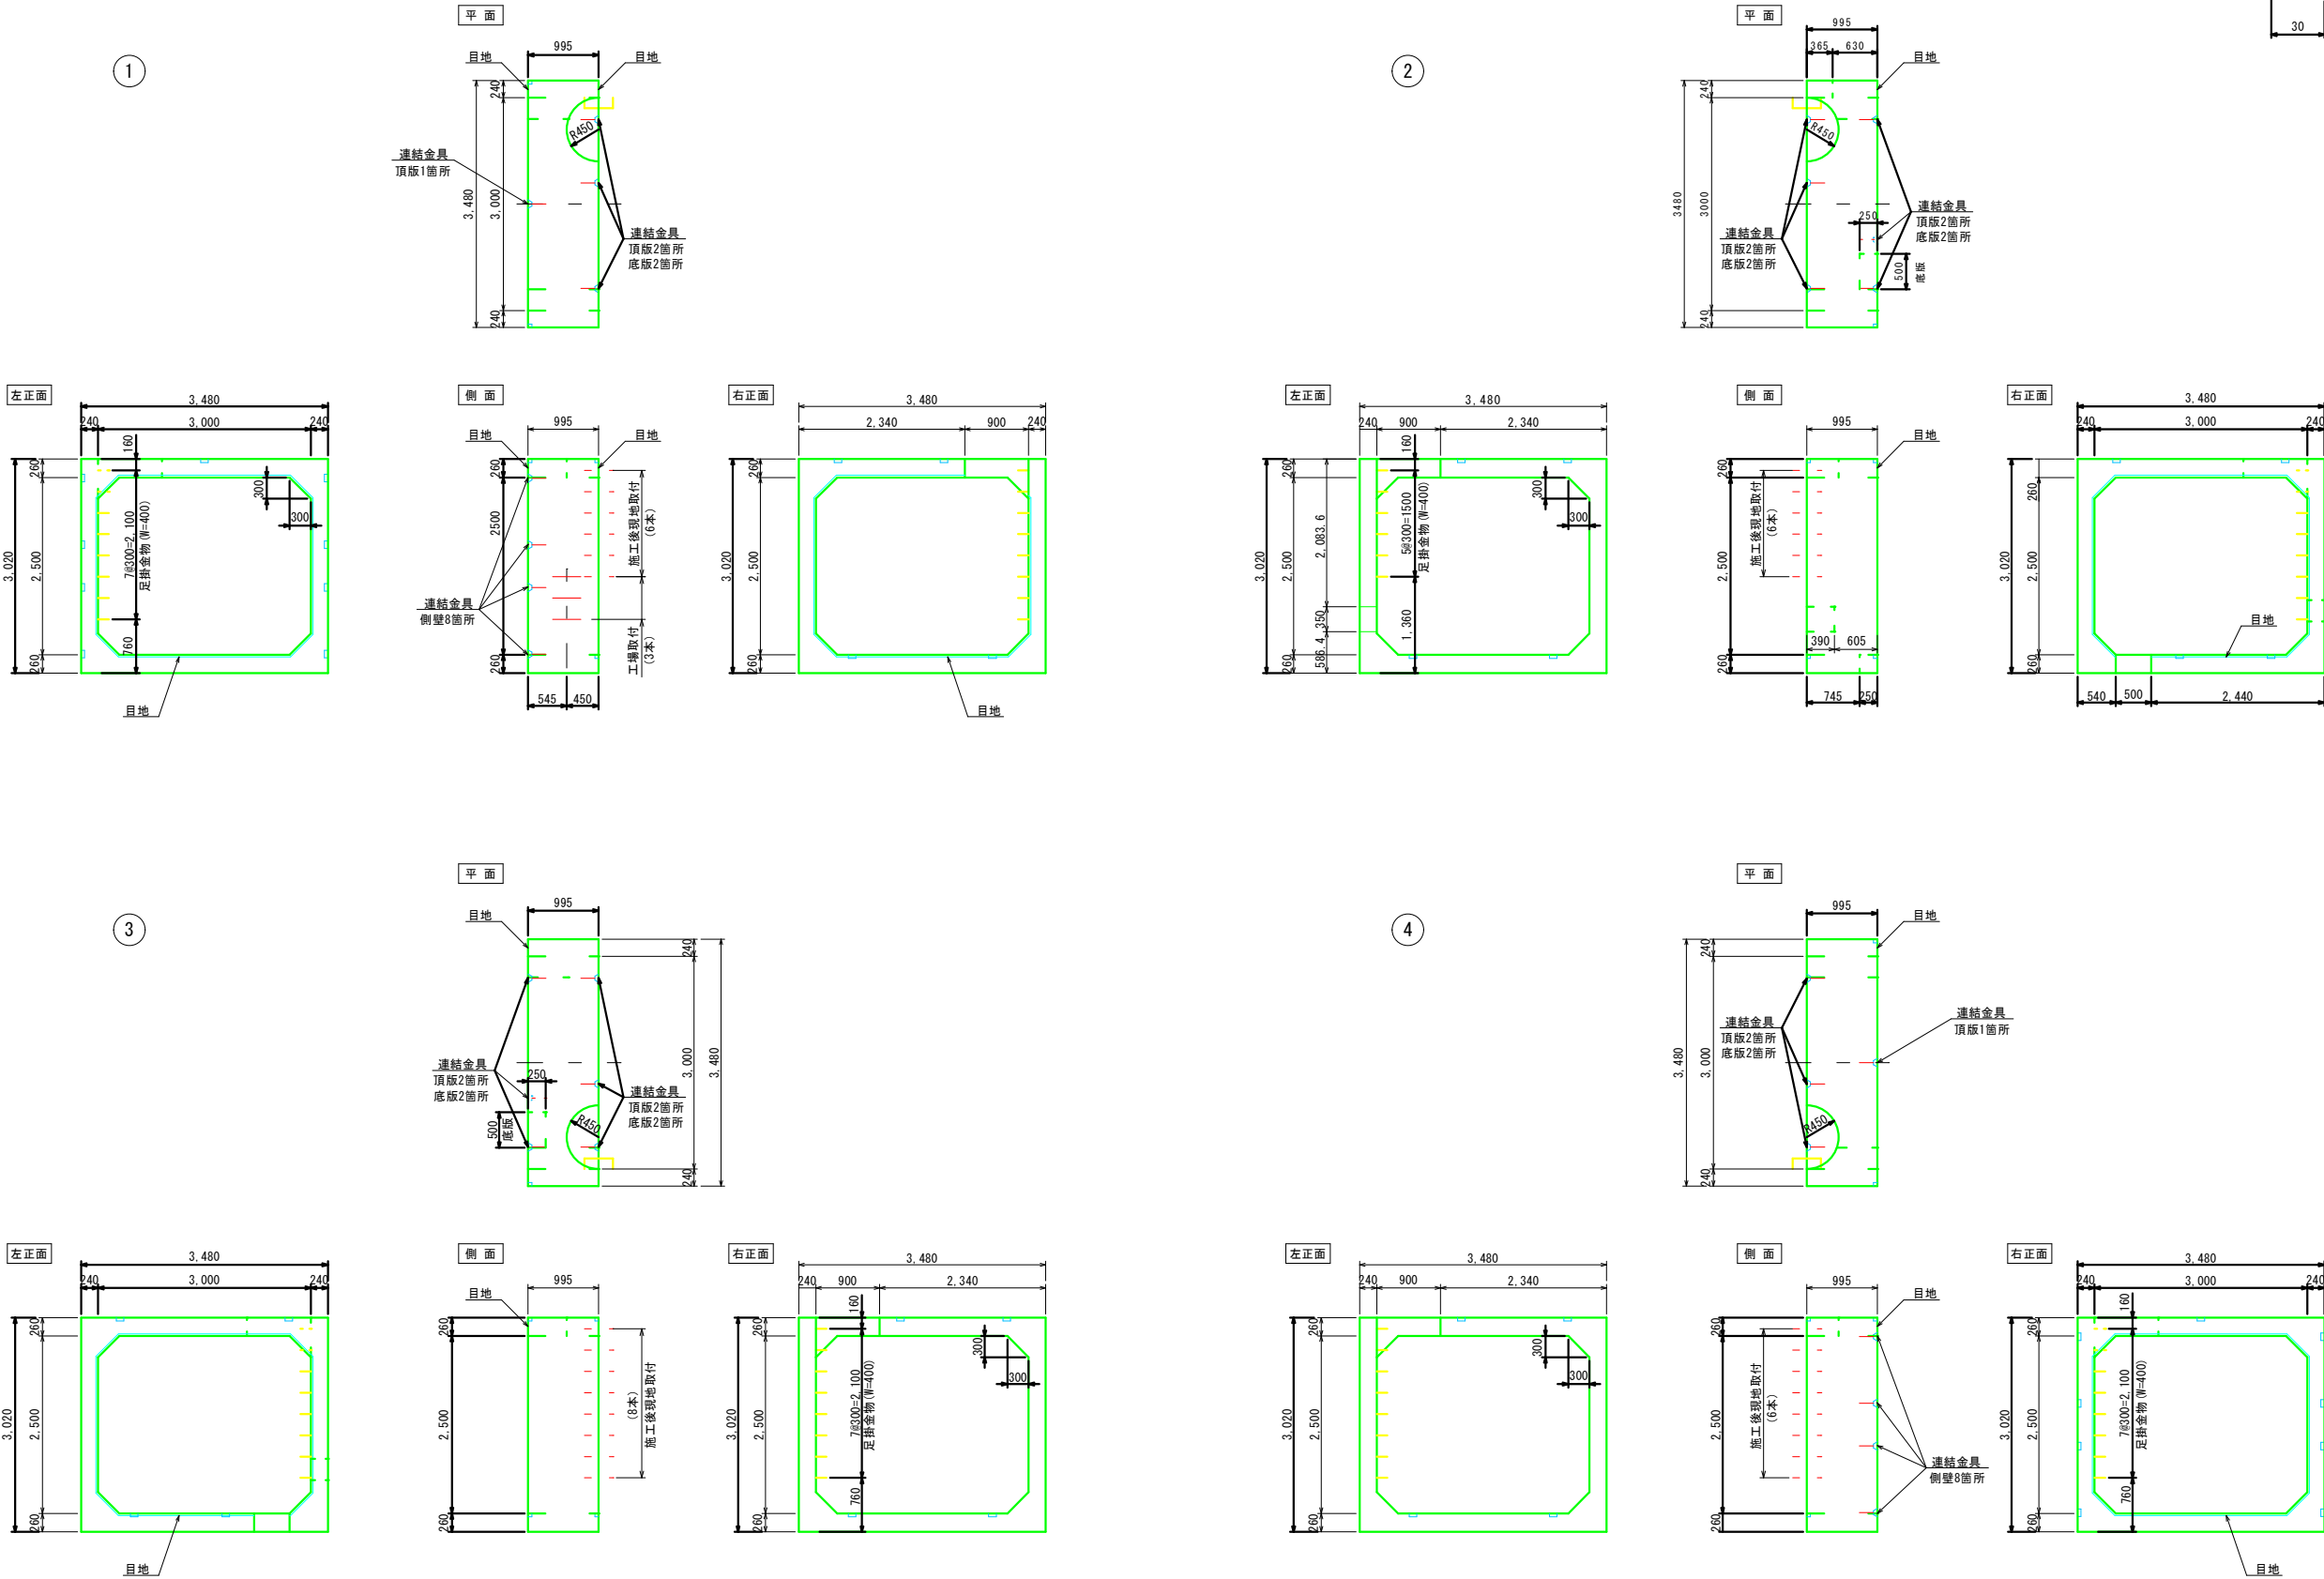


※ 割付の製品長は、クリアランス(5mm/本)を含む。

【共通図面】 2026年度 仙仁浄水場濁度計設置工事 2026年度 仙仁浄水場濁度計設置関連 場内配管布設替工事	
浄水電動弁室割付図(2)	縮尺 1:50, 1:2
仙仁浄水場 須坂市大字仁礼(仙仁町)	
図面番号13葉中之6	
須坂市水道局上下水道課	


浄水電動弁室割付図(3)
(RCボックスカルバート B3,000×H2,500)

 目地部詳細図 S=1:2




小口止め版 製品寸法図 S=1:50


小口止め版A, B
上 部

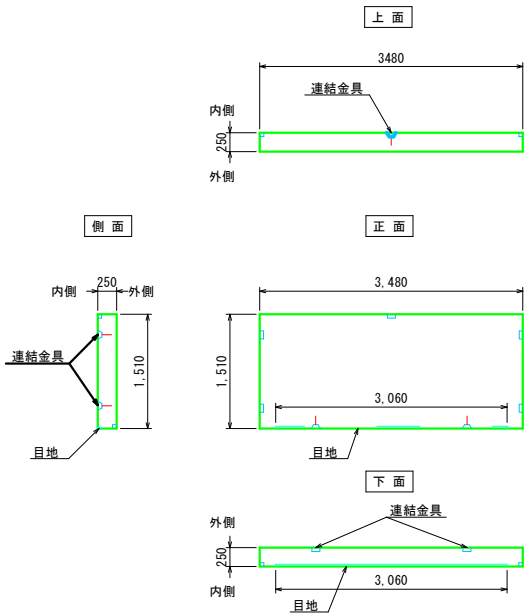

小口止め版A
下 部

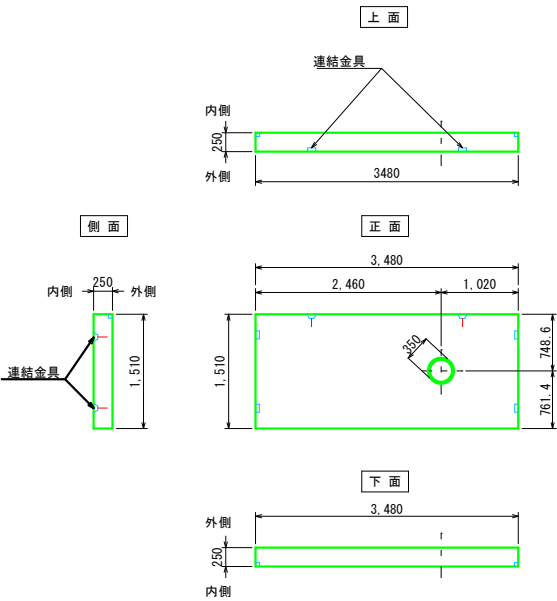

小口止め版B
下 部

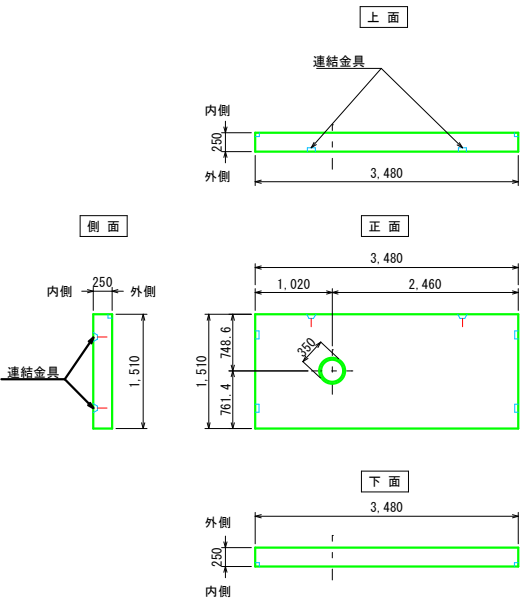


※ 割付の製品長は、クリアランス(5mm/本)を含む。

【共通図面】 2026年度 仙仁浄水場濁度計設置工事 2026年度 仙仁浄水場濁度計設置関連 場内配管布設替工事	
浄水電動弁室割付図(3)	縮尺 1:50, 1:2
仙仁浄水場	
須坂市大字仁礼(仙仁町)	
図面番号13葉中之7	
須坂市水道局上下水道課	


原水濁度計室設置詳細図 S=1:20

基礎平面図

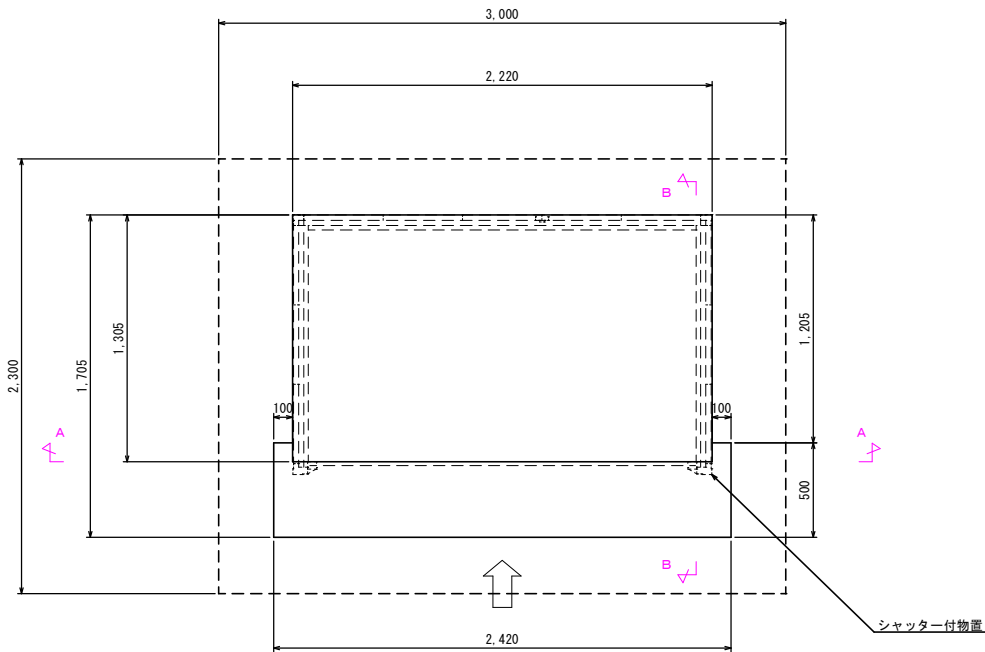


配筋図


平面図
*鉄筋はすべてD13とする。

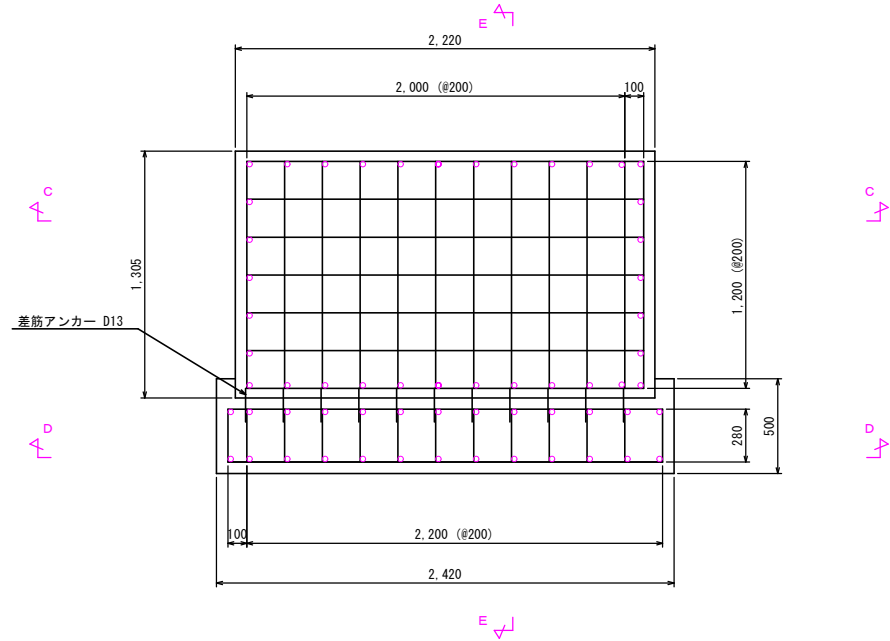


A-A断面図

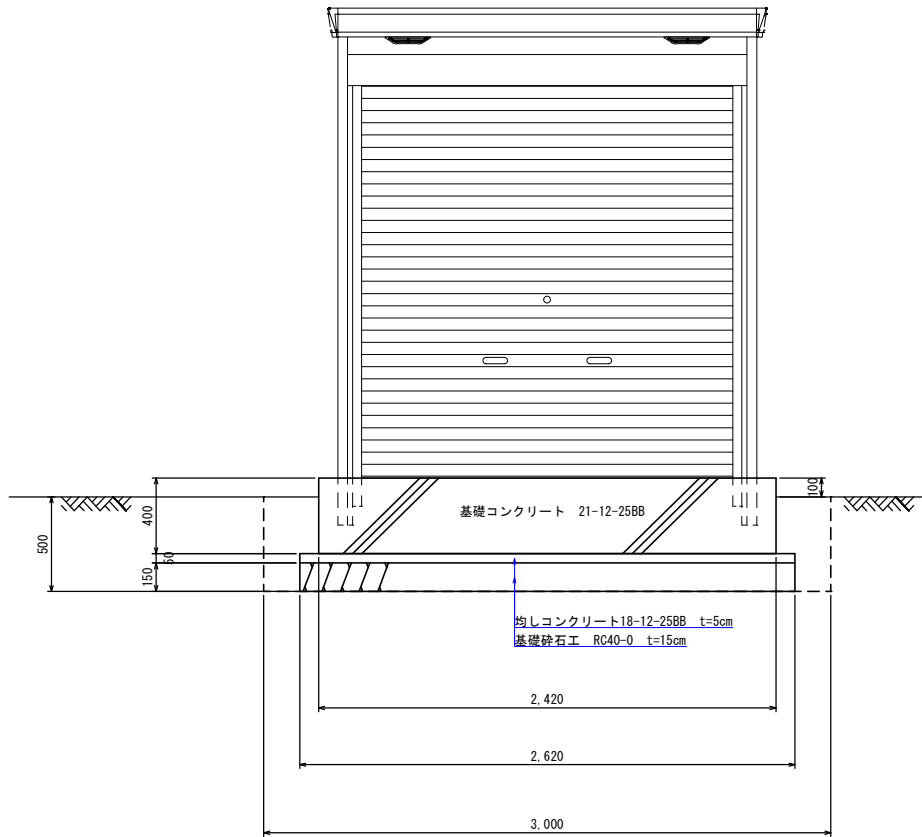


B-B断面図

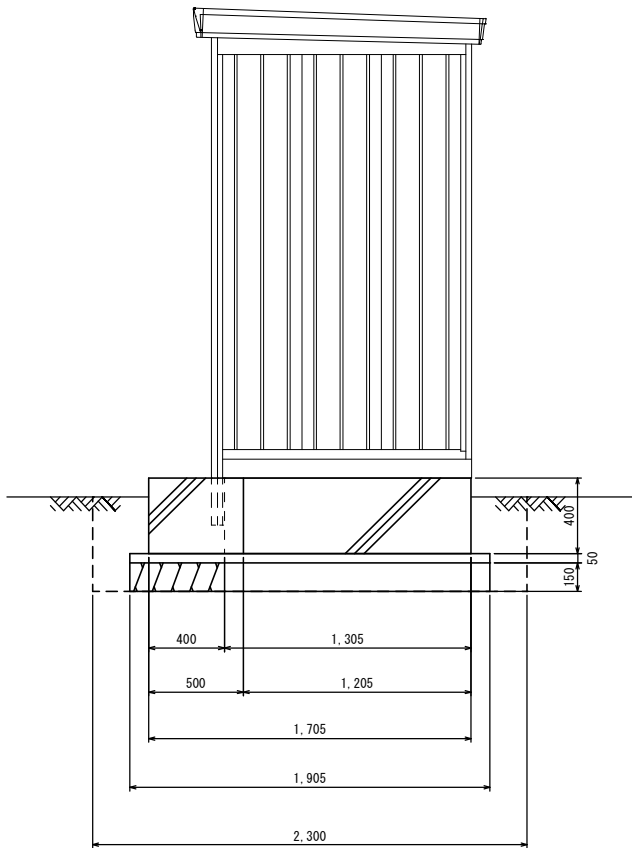


C-C断面図

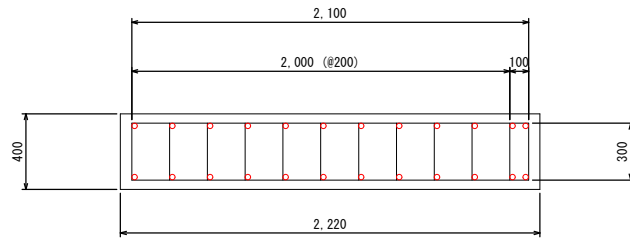

D-D断面図

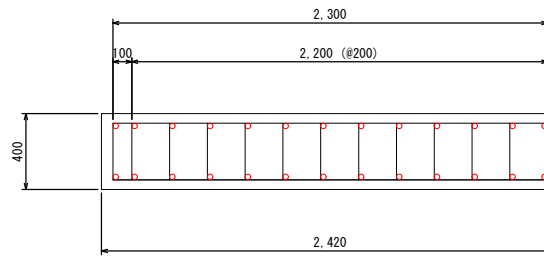


E-E断面図

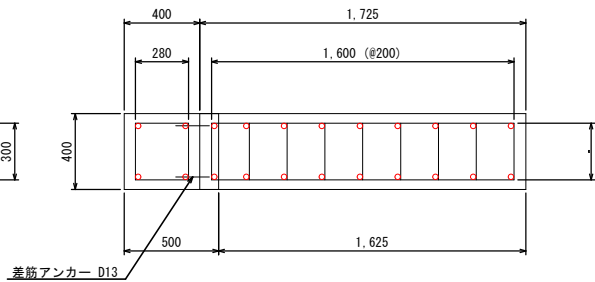


【共通図面】 2026年度 仙仁浄水場濁度計設置工事 2026年度 仙仁浄水場濁度計設置関連 場内配管布設替工事	
原水濁度計室 設置詳細図	縮尺 1:20 (A1)
仙仁浄水場	
須坂市大字仁礼（仙仁町）	
図面番号13葉中之8	
須坂市水道局上下水道課	

原水濁度計室機器据付図 S=1:20

機器据付平面図

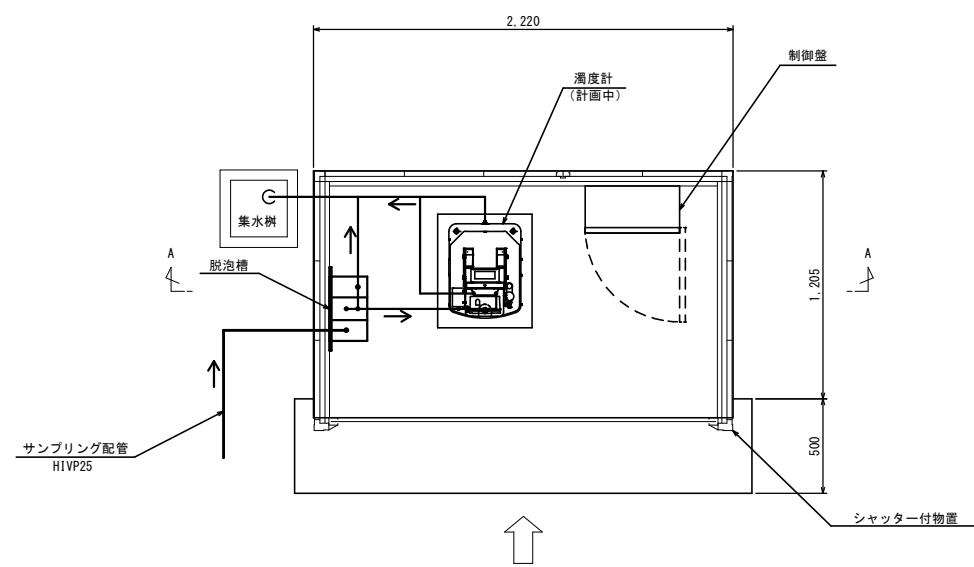


電気配線図

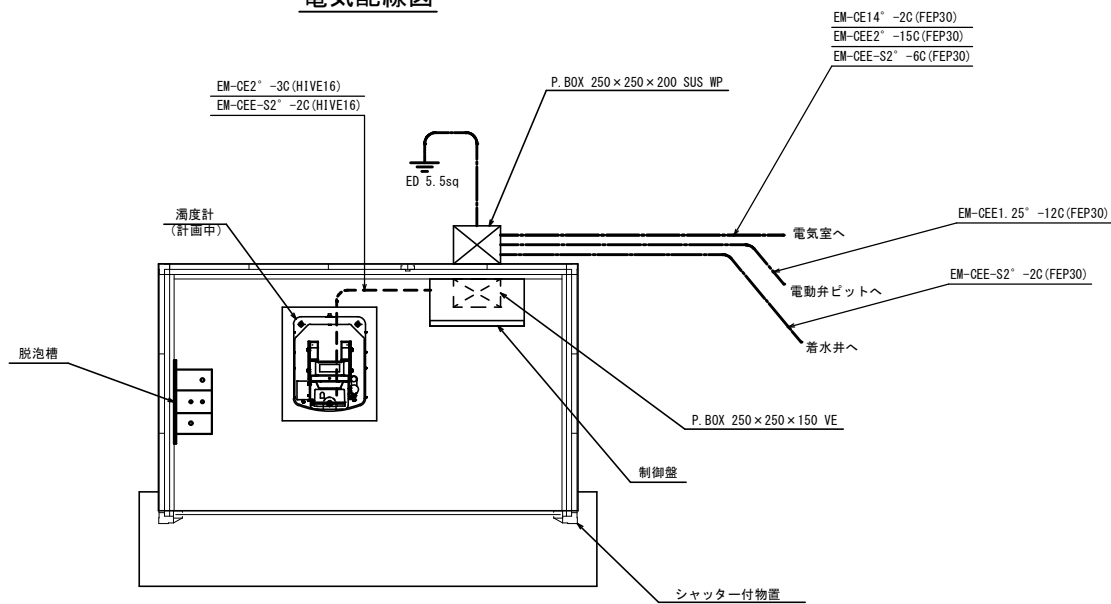


機器据付断面図

A-A断面図

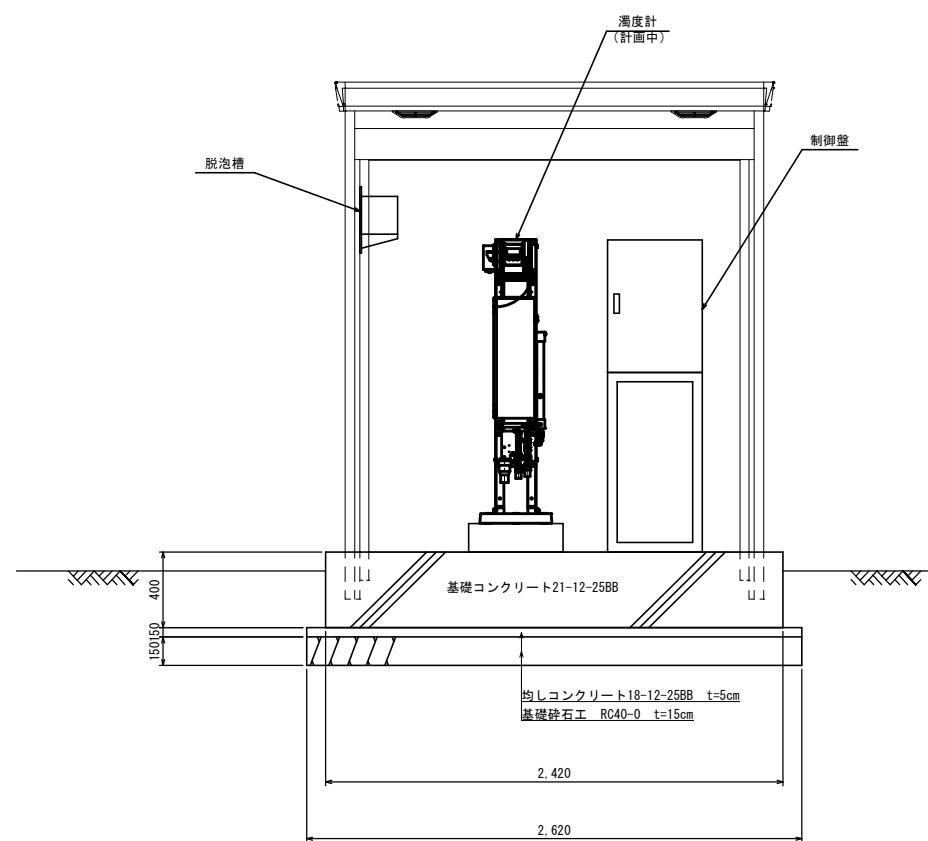


電灯配線図

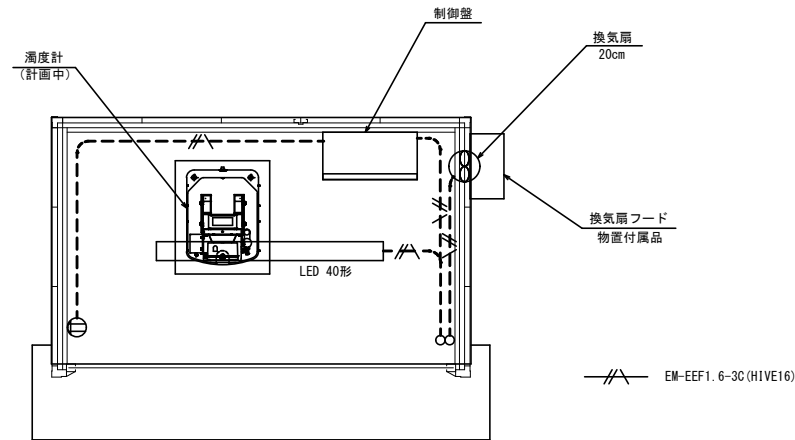

【共通図面】	
2026年度 仙仁浄水場濁度計設置工事	
2026年度 仙仁浄水場濁度計設置関連	
場内配管布設替工事	
原水濁度計室機器据付図	縮尺 1:20 (A1)
仙仁浄水場	
須坂市大字仁礼 (仙仁町)	
図面番号13葉中之9	
須坂市水道局上下水道課	


浄水濁度計機器据付電気配線図 S=1:20

機器据付電気設備平面図

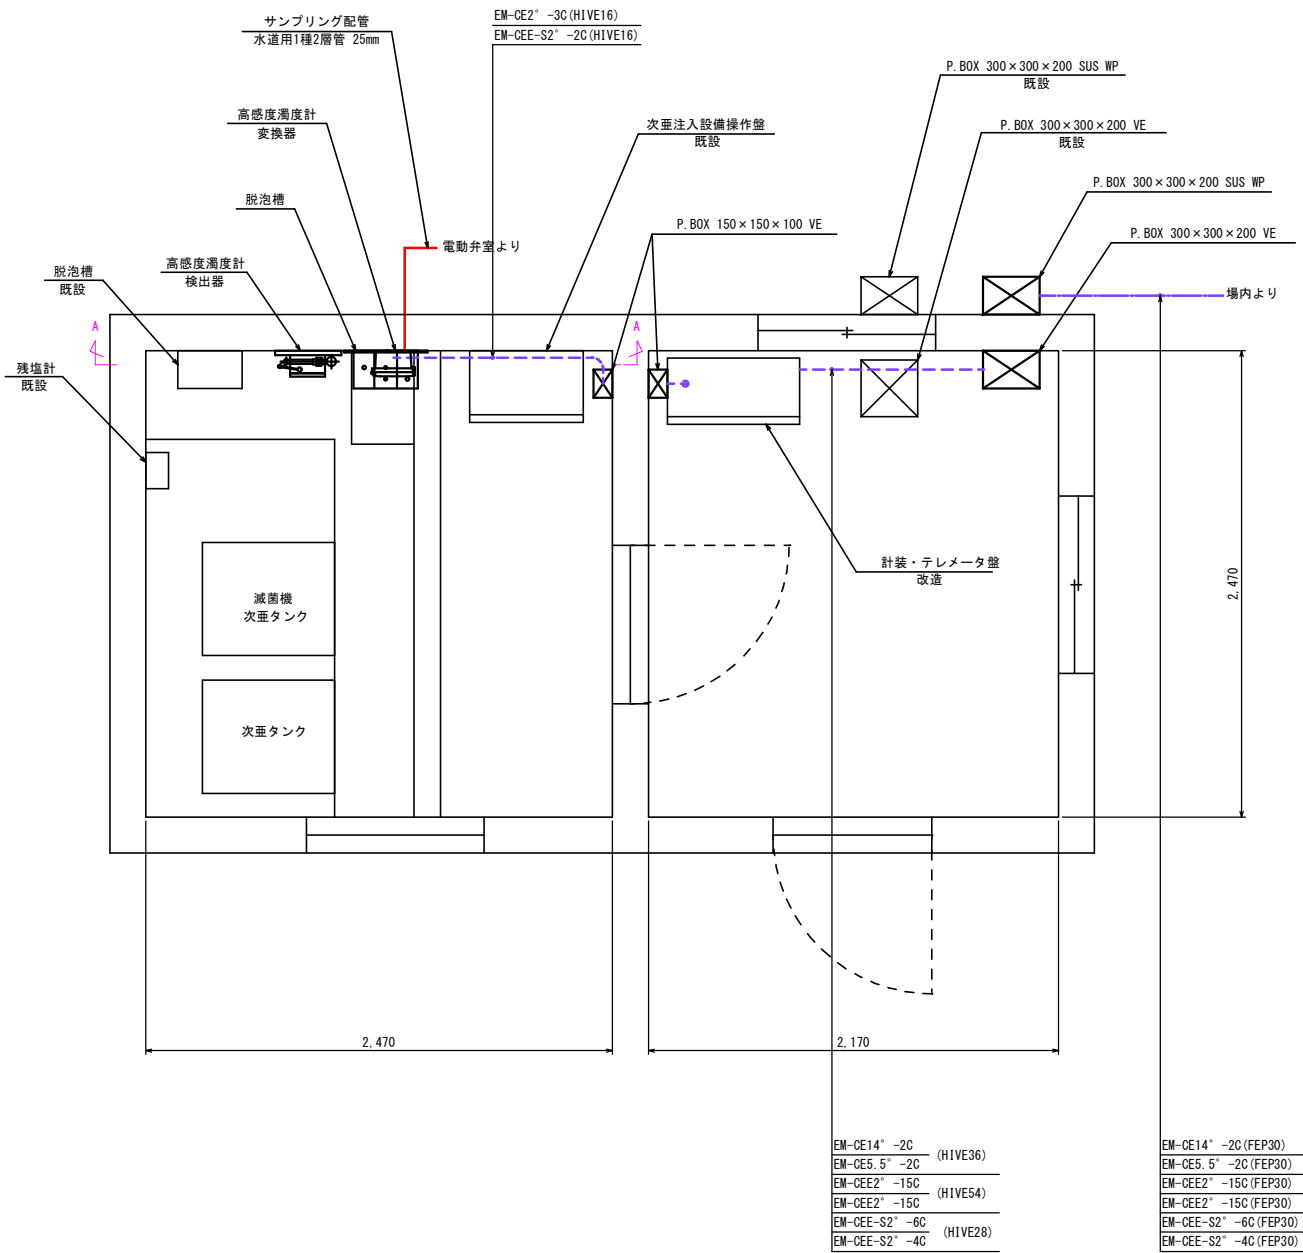

機器据付電気設備断面図

A-A断面図

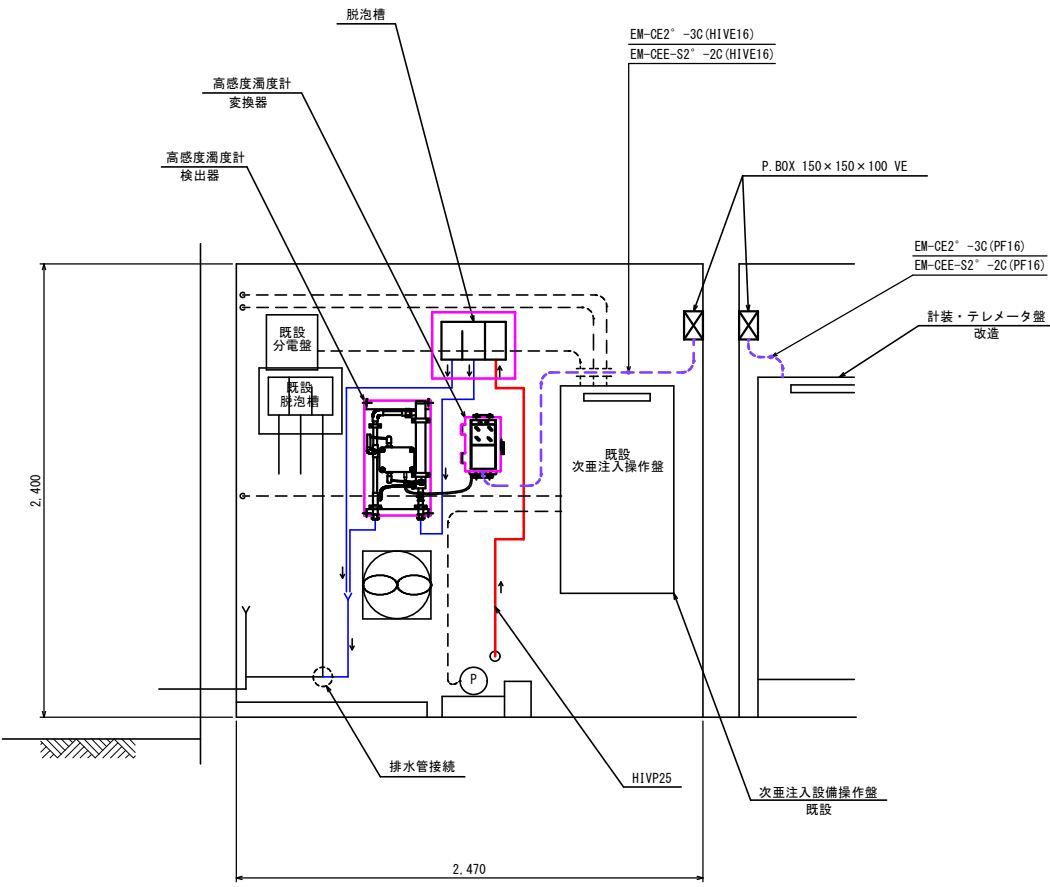


【共通図面】	
2026年度 仙仁浄水場濁度計設置工事	
2026年度 仙仁浄水場濁度計設置関連	
場内配管布設替工事	
浄水濁度計機器据付電気配線図	縮尺 1:20 (A1)
仙仁浄水場	
須坂市大字仁礼 (仙仁町)	
図面番号 13 葉中之 10	
須坂市水道局上下水道課	

原水濁度計制御盤姿図



単線結線図 S=FREE

対象機場: 仙仁浄水場 (原水)

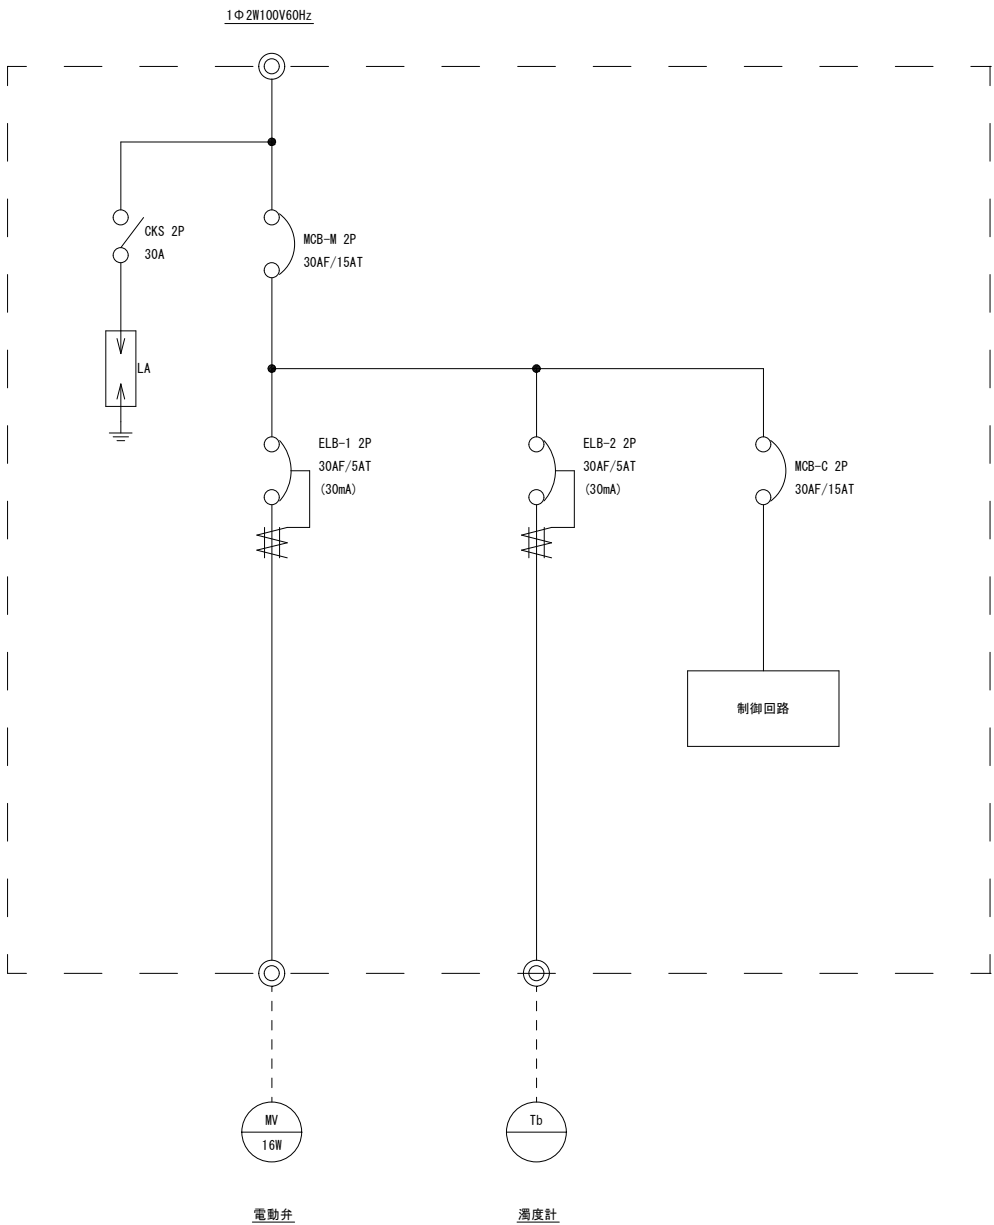

制御盤姿図 S=1:10

※参考寸法図とする

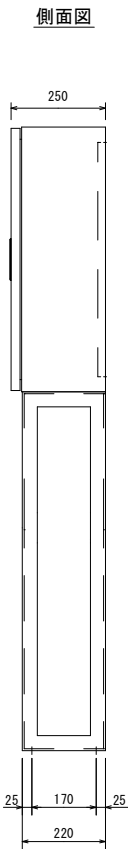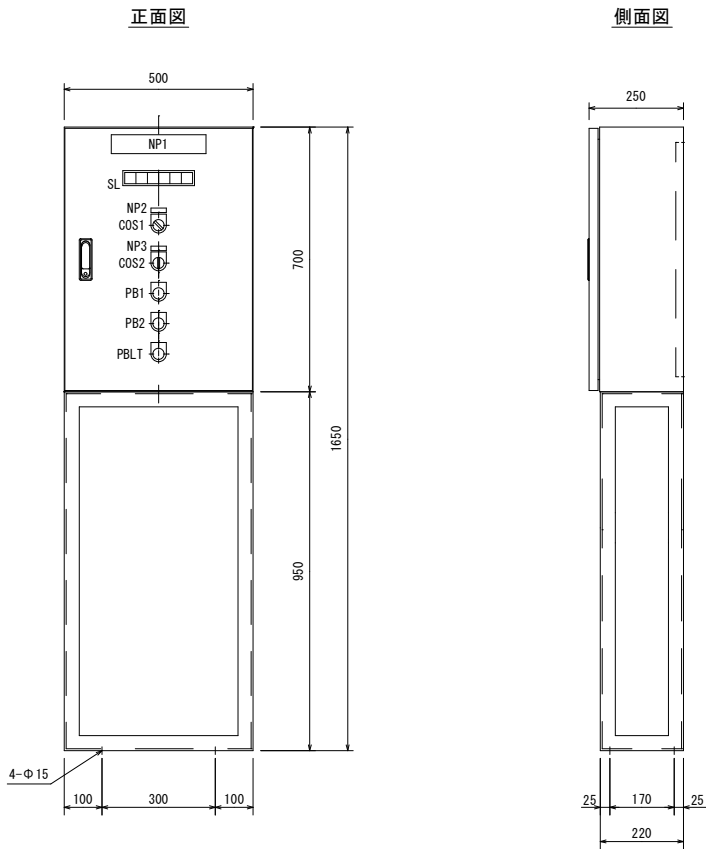

盤仕様

形式	銅板製屋内閉鎖自立形
板厚	箱体1.6t, 扉1.6t, 中板2.3t
ベース	L5×40
塗装色	マンセル5Y7/1

銘板仕様

記号	記入文字	仕様
NP1	電動弁制御盤	50×250×3t
2	操作切替	12×40×2t
3	電動弁	12×40×2t
COS1	現場-遠方	セレクトSW 30Φ
COS2	手動-切-自動	セレクトSW 30Φ
PB1	開	押釦SW (G) 30Φ
PB2	閉	押釦SW (R) 30Φ
PBLT	ランプテスト	押釦SW (Y) 30Φ

SL集合表示灯


電源	電動弁 全開	電動弁 全開	電動弁 故障	濁度 高	予備
----	-----------	-----------	-----------	---------	----

【共通図面】 2026年度 仙仁浄水場濁度計設置工事 2026年度 仙仁浄水場濁度計設置関連 場内配管布設替工事	
原水濁度計 制御盤姿図他	縮尺 1:10 FREE (A1)
仙仁浄水場	
須坂市大字仁礼 (仙仁町)	
図面番号13葉中之11	
須坂市水道局上下水道課	

浄水濁度計制御盤姿図


単線結線図 S=FREE

対象機場：仙仁浄水場(浄水)

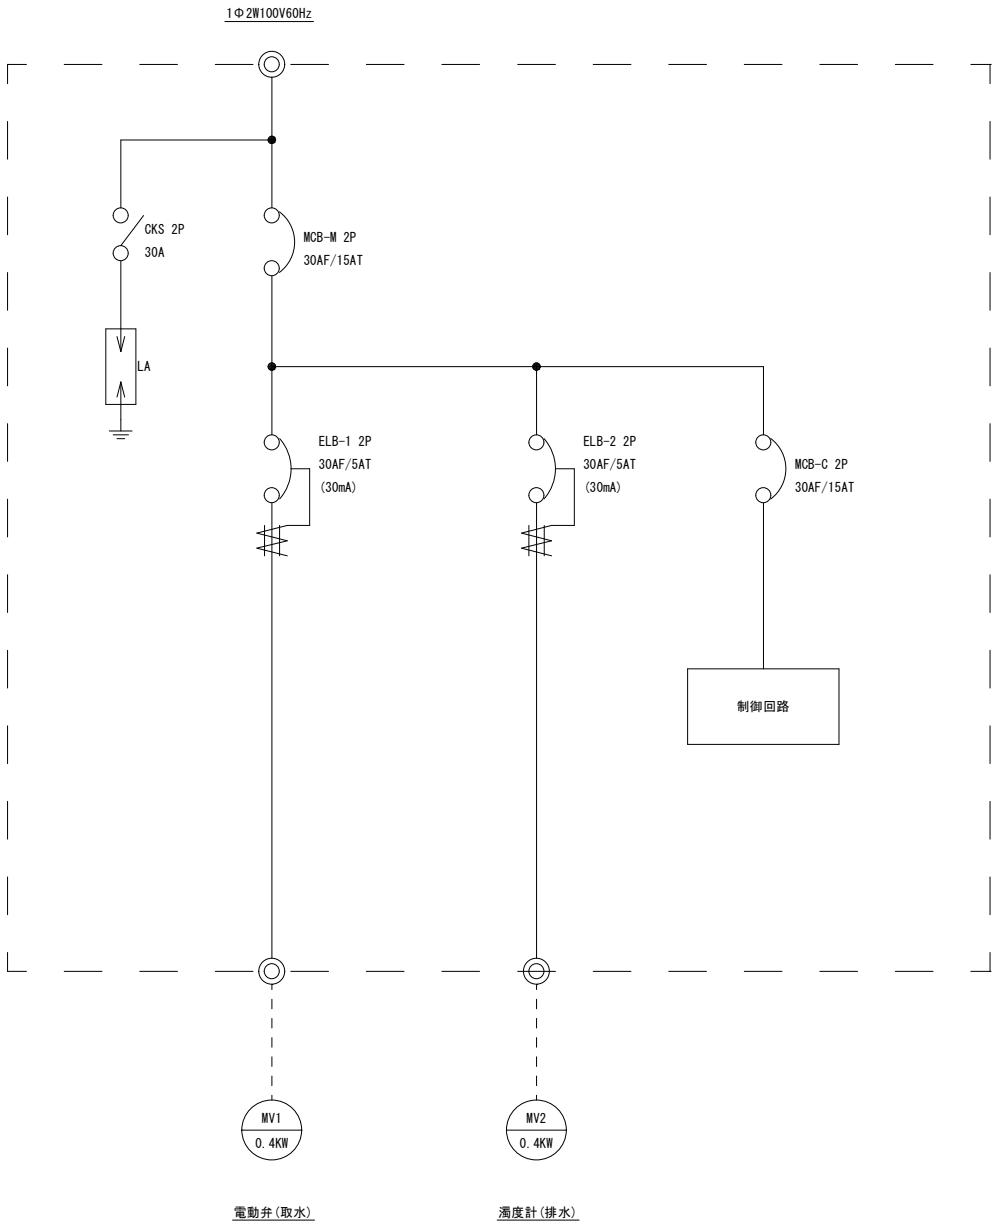

制御盤姿図 S=1:10

※参考寸法図とする

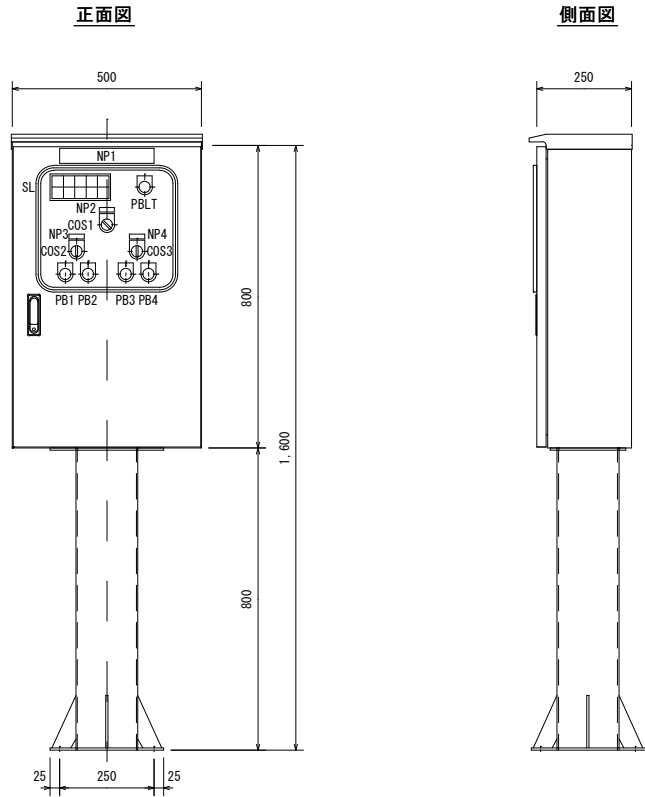

盤仕様

形式	銅板製屋内閉鎖スタンド形
板厚	箱体1.6t, 扉1.6t, 中板2.3t
スタンド	スタンダードφ165
塗装色	マンセル5Y7/1

銘板仕様


記号	記入文字	仕様
NP1	電動弁制御盤	50×250×3t
2	操作切替	12×40×2t
3	電動弁(取水)	12×40×2t
4	電動弁(排水)	12×40×2t
COS1	現場-遠方	セレクトSW 30Φ
COS.2.3	手動-切-自動	セレクトSW 30Φ
PB1.3	開	押釦SW (G) 30Φ
PB2.4	閉	押釦SW (R) 30Φ
PBLT	ランプテスト	押釦SW (Y) 30Φ

SL集合表示灯

電源	電動弁 (取水) 全閉	電動弁 (取水) 全開	電動弁 (取水) 故障	濁度 高
予備	電動弁 (排水) 全閉	電動弁 (排水) 全開	電動弁 (排水) 故障	予備

【共通図面】	
2026年度 仙仁浄水場濁度計設置工事	
2026年度 仙仁浄水場濁度計設置関連 場内配管布設替工事	
浄水濁度計 制御盤姿図他	縮尺 1:10 FREE (A1)
仙仁浄水場	
須坂市大字仁礼 (仙仁町)	
図面番号13葉中之12	
須坂市水道局上下水道課	

塩野浄水場遠方監視設備システム系統図(機能増設対象) S=FREE

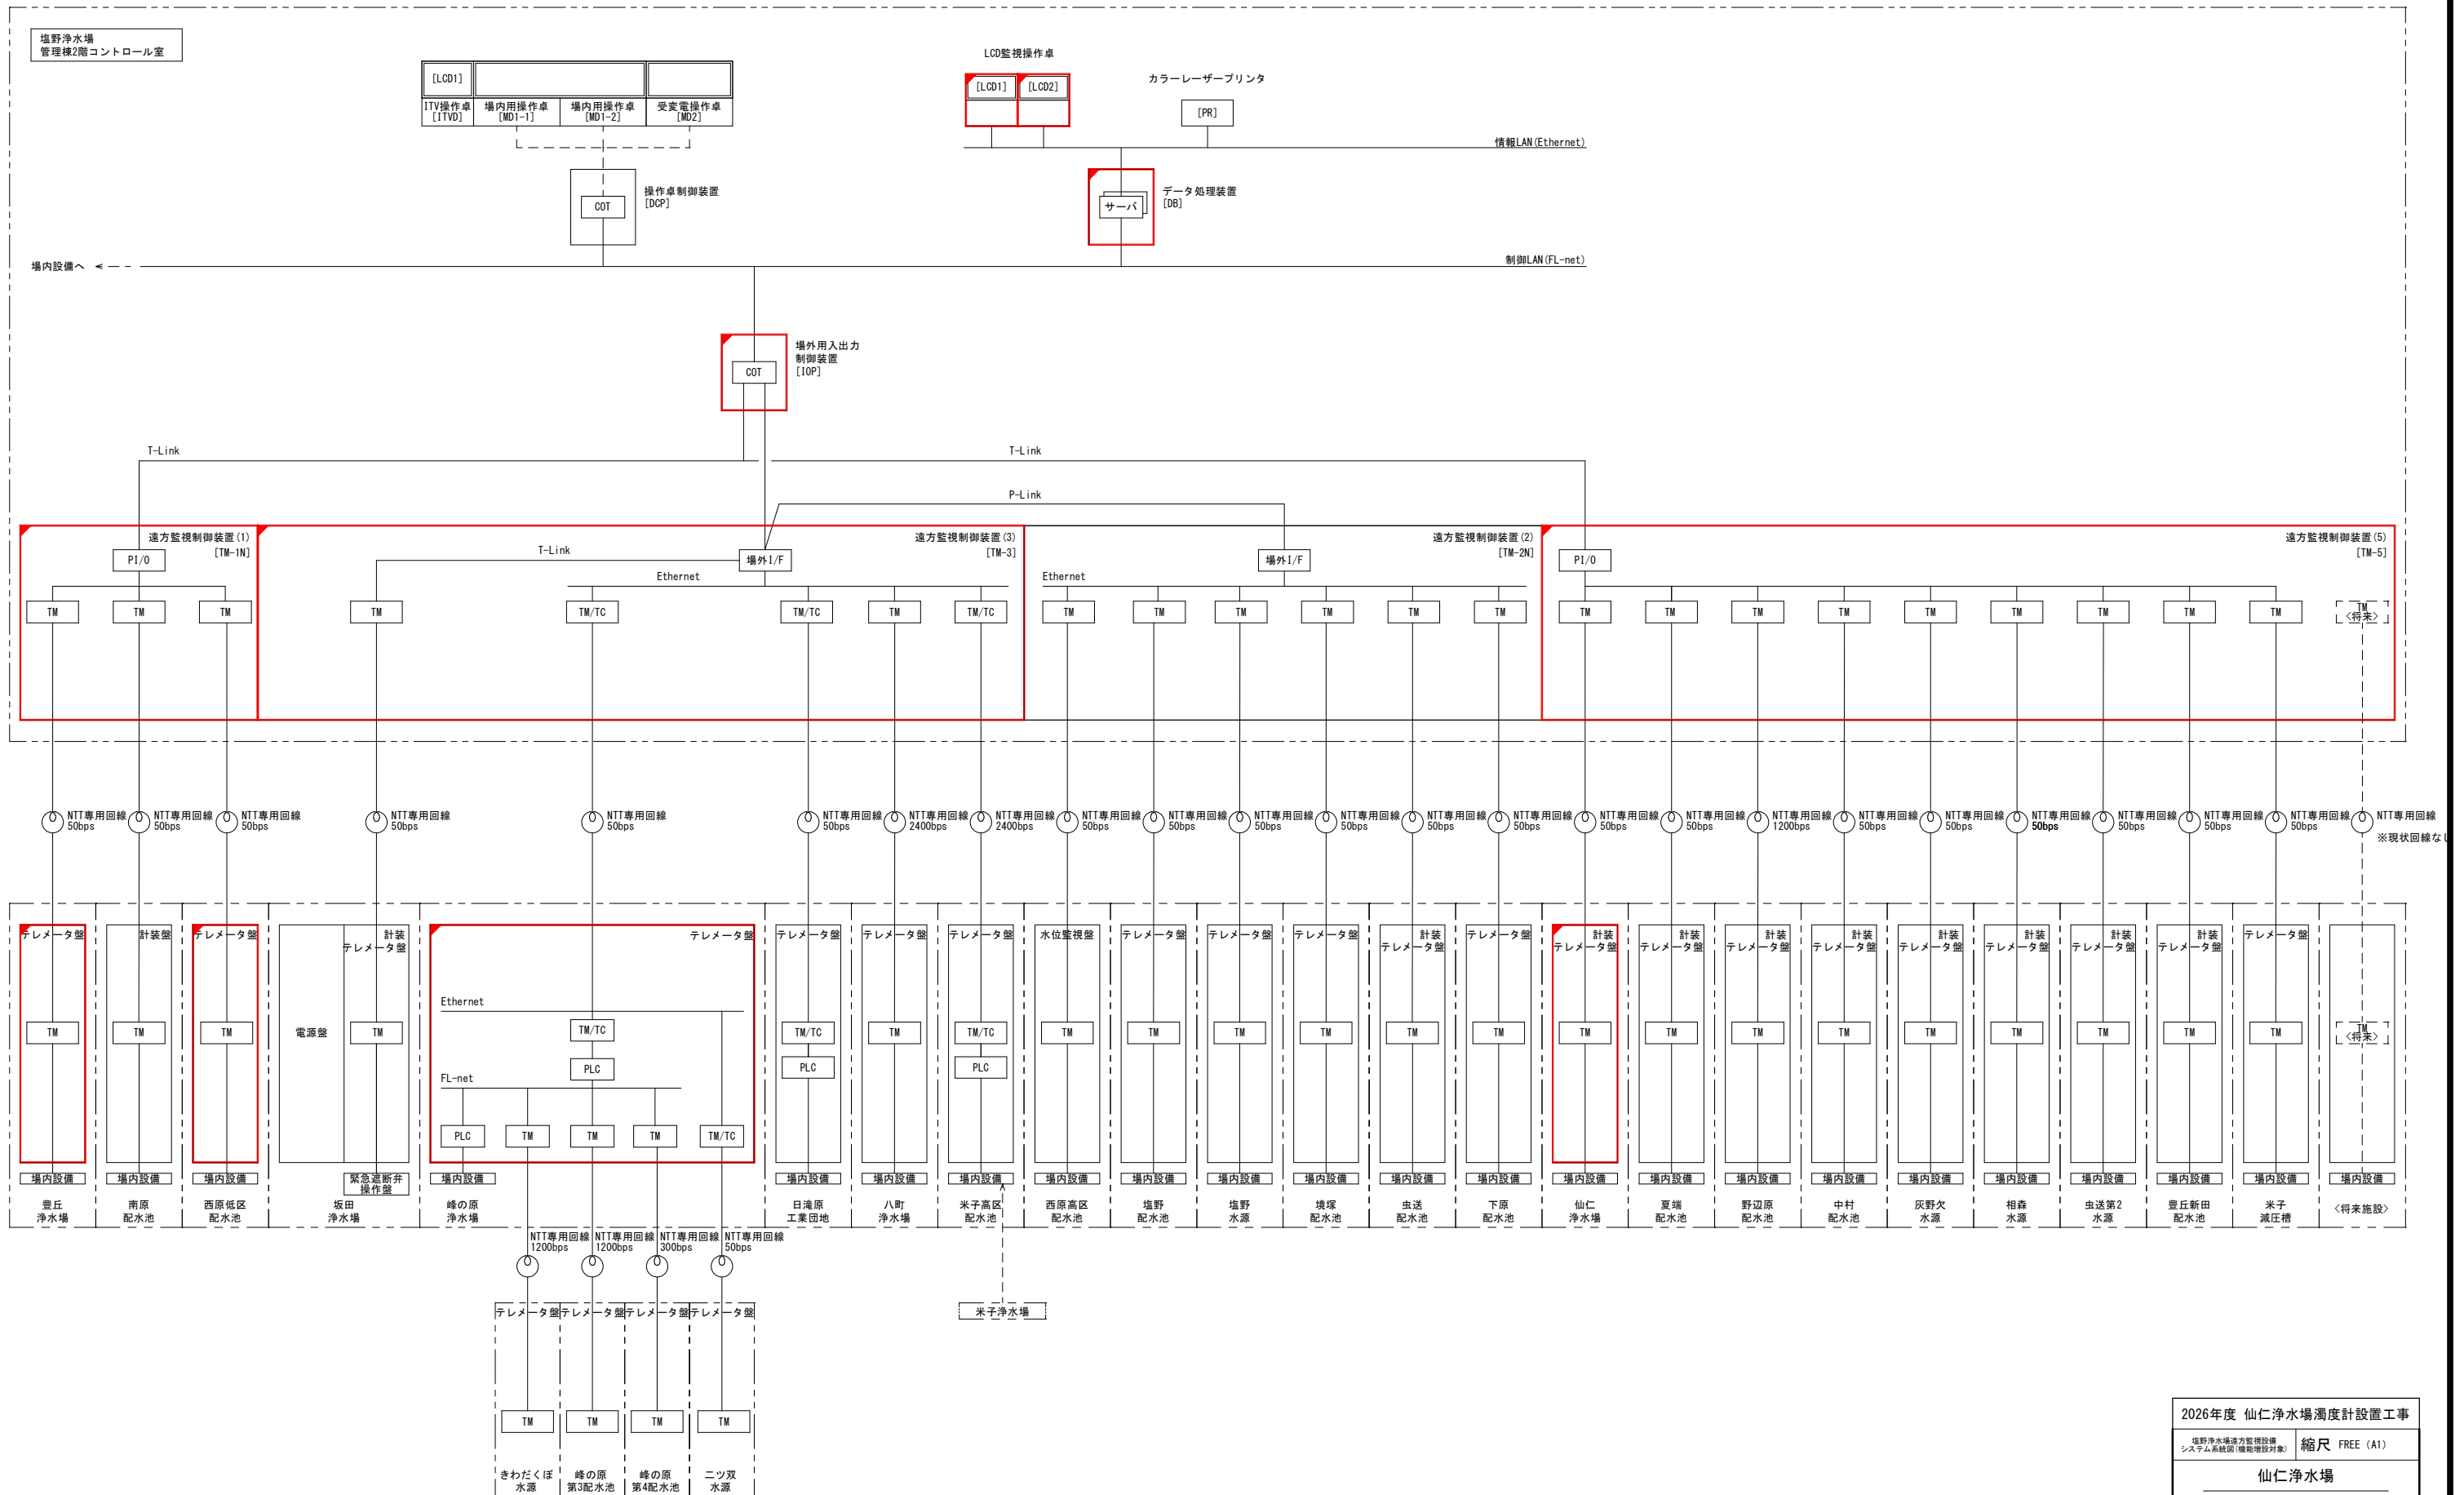

注記

:機能増設を示す。

2026年度 仙仁浄水場濁度計設置工事	
塩野浄水場遠方監視設備 システム系図(機能増設対象)	縮尺 FREE (A1)
仙仁浄水場	
須坂市大字仁礼(仙仁町)	
図面番号13葉中之13	
須坂市水道局上下水道課	